


# RZUT POZIOMY PARTERU "B" - LOKAL UŻYTKOWY NR 2 TOMASZÓW LUBELSKI, UL. LWOWSKA 80

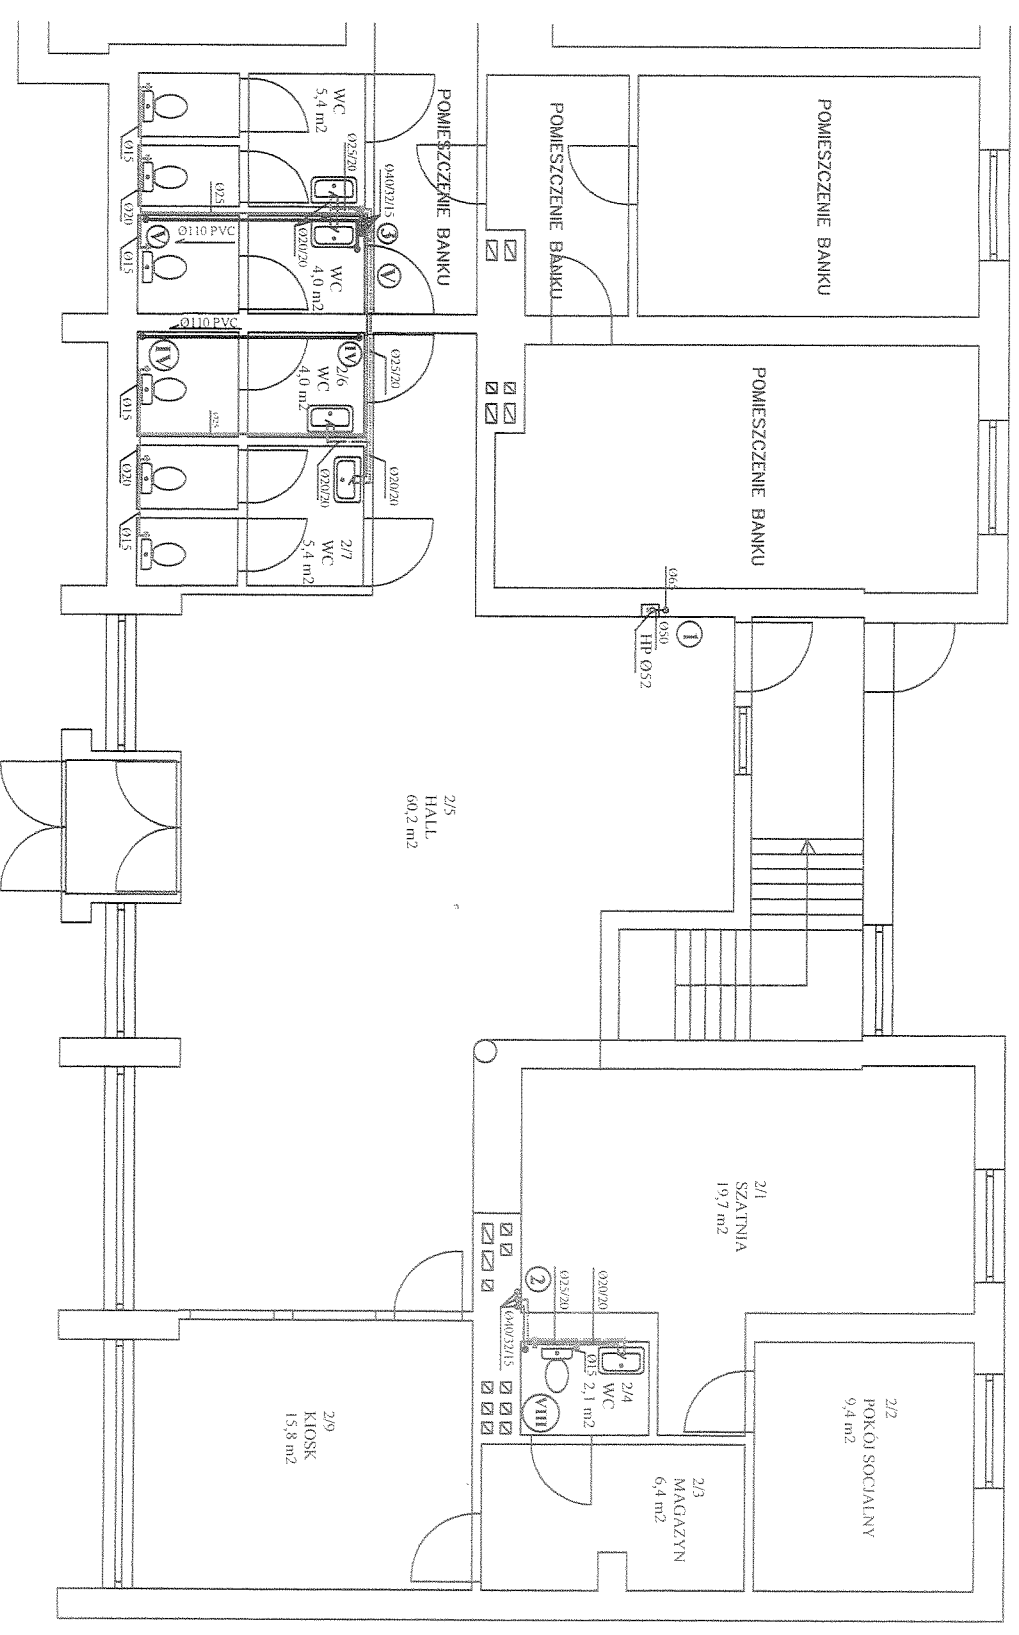

## LEGENDA:


- \_\_\_\_\_ WODA ZIMNA
- \_\_\_\_\_ WODA Ciepła
- \_\_\_\_\_ WODA CYRKULACYJNA
- \_\_\_\_\_ KANALIZACJA

OBIEKT	BUDYNEK DYDAKTYCZNY KUL	SKALA 1:100
ADRES	22-600 TOMASZÓW LUBELSKI UL. LWOWSKA	RYS NR. 5
INWESTOR	KATOLICKI UNIWERSYTET LUBELSKI	PODPIIS
TRZECI RYS	RZUT PARTERU CZĘŚĆ "B" - INSTALACJA WOD.-KAN.	
PROJEKTANT		
OPRACOWAŁ	mgr inż. DARIUSZ NIZIO	
SPRAWDZIŁ		

mgr inż. KONSTANTY ŻULIŃSKI  
 ul. Świdzińska 10, 20-031 Lublin  
 tel. 81 432 44 44  
 e-mail: k.zulinski@wp.pl

RZUT POZIOMY PIĘTRA "A" - LOKAL UŻYTKOWY NR 2


TOMASZÓW LUBELSKI, UL. LWOWSKA 80

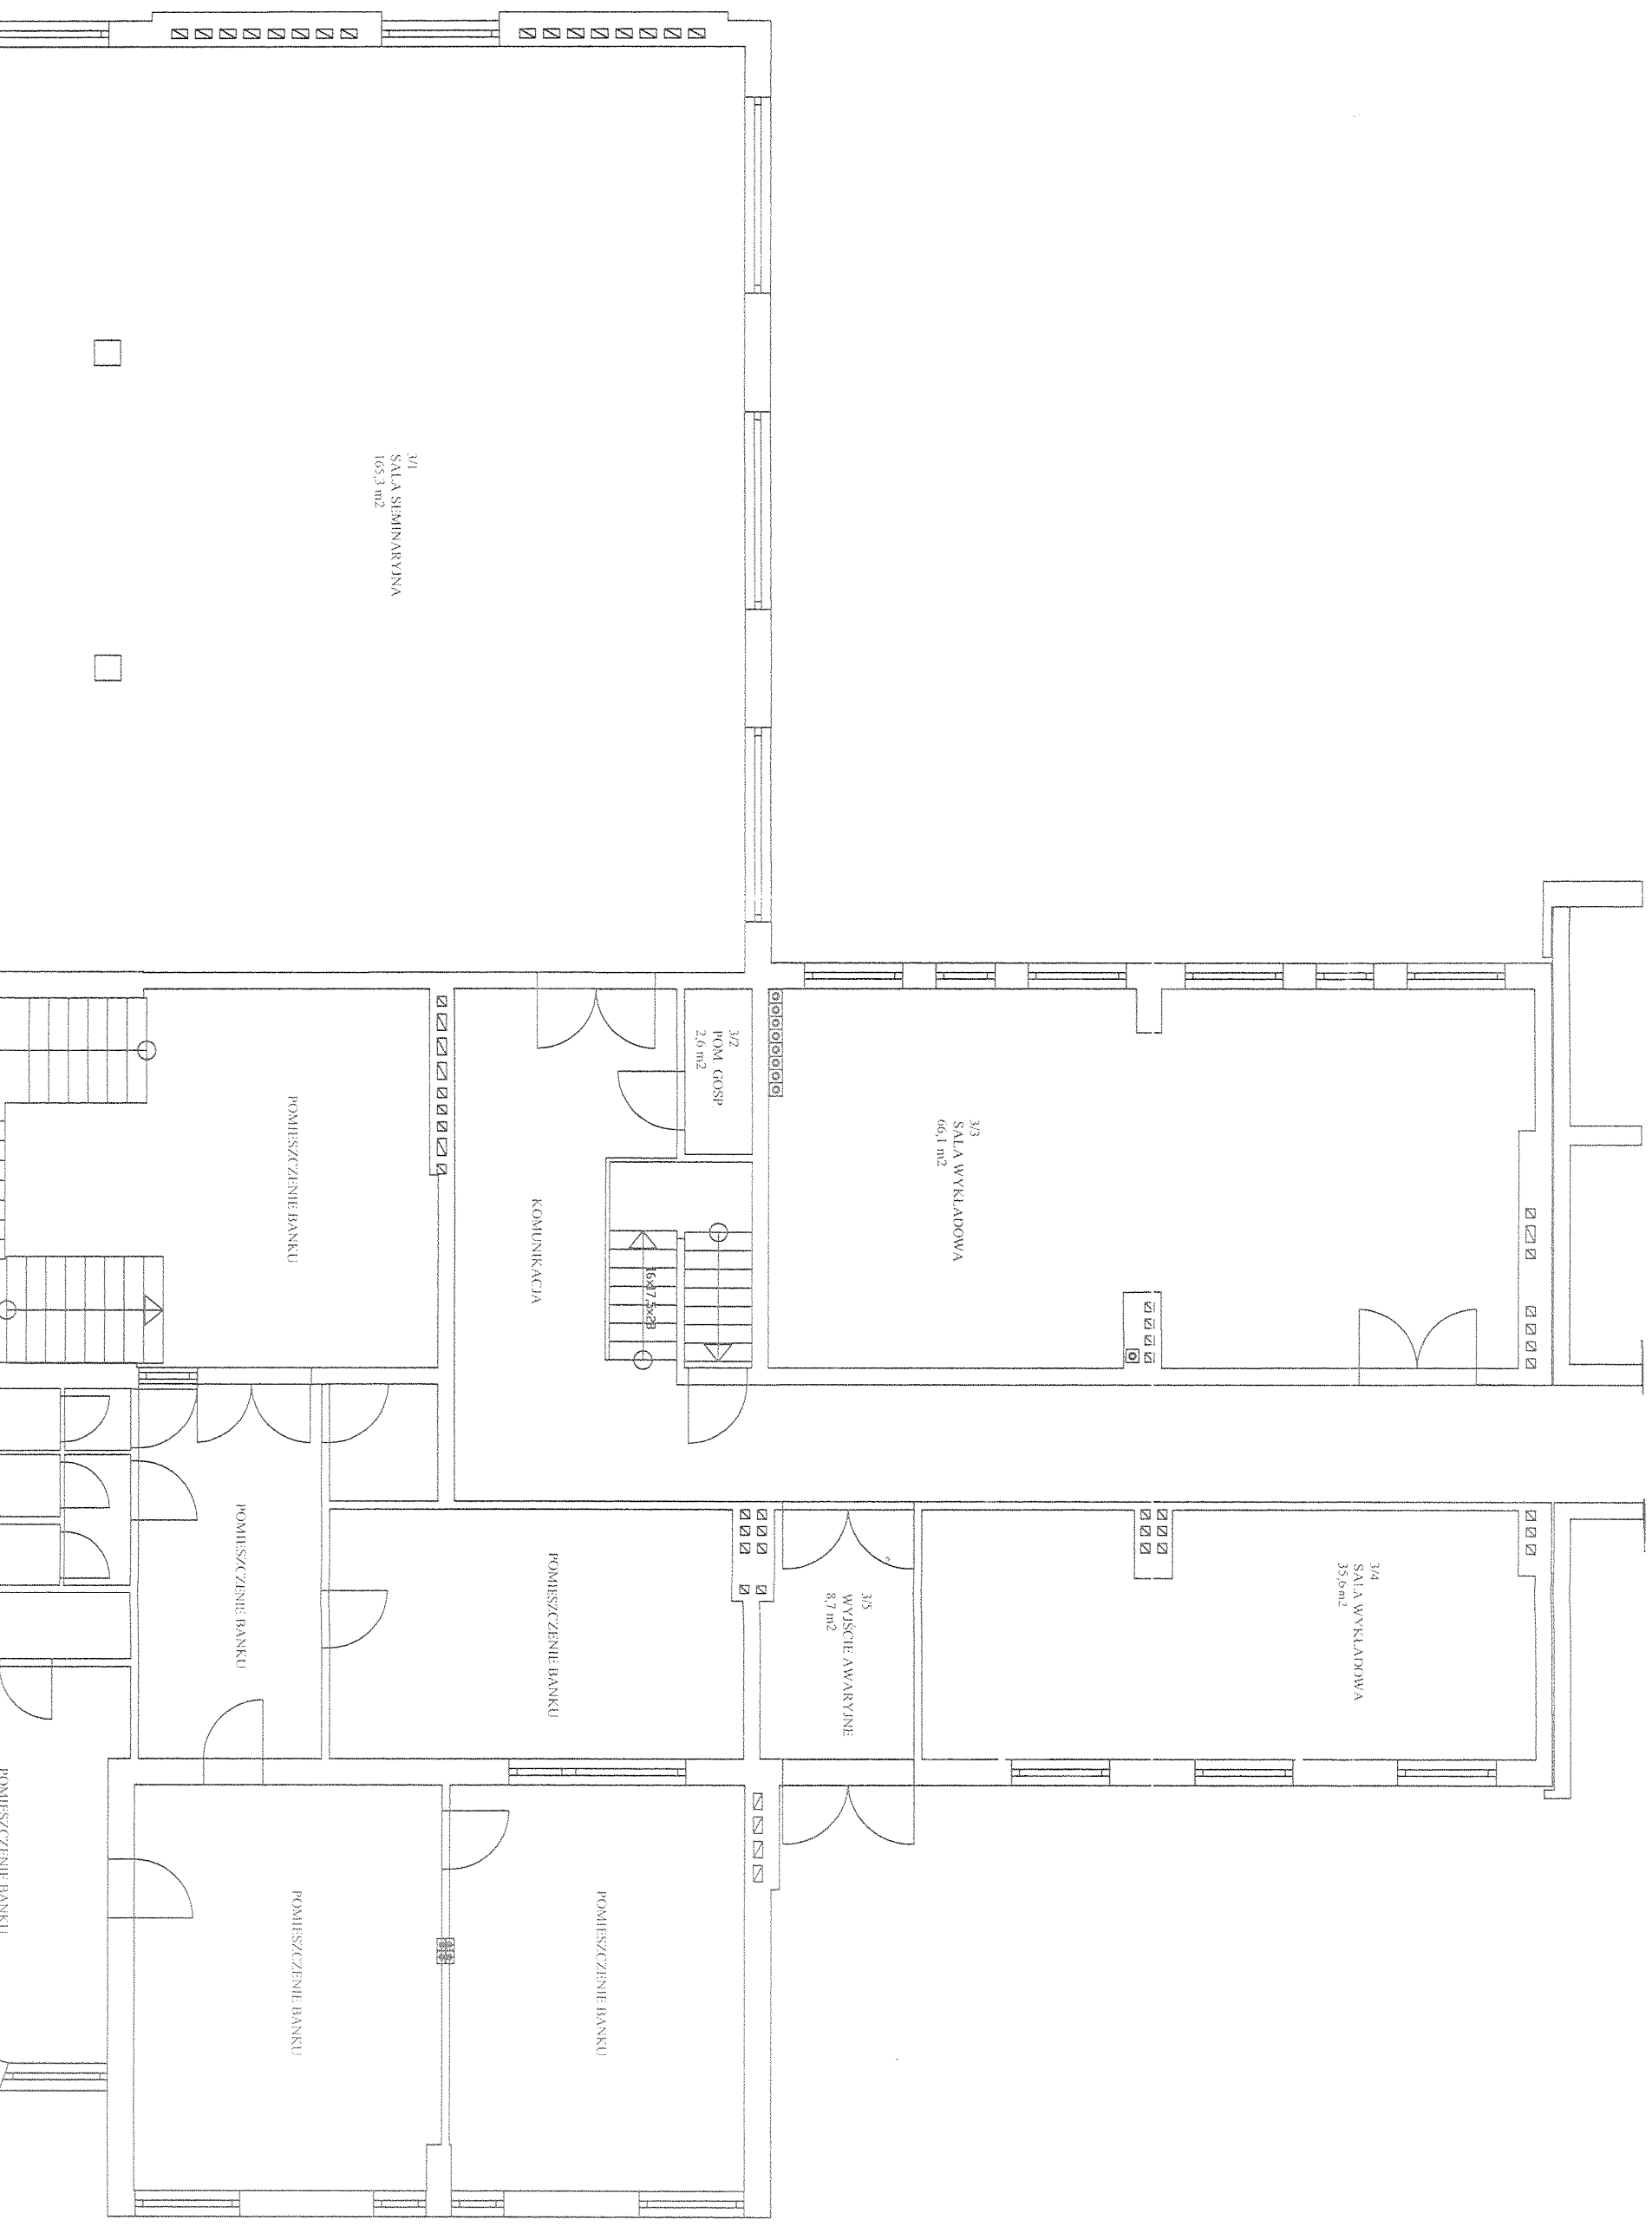



# RZUT POZIOMY PODDASZA "A" - LOKAL UŻYTKOWY NR 2

## TOMASZÓW LUBELSKI, UL. LWOWSKA 80

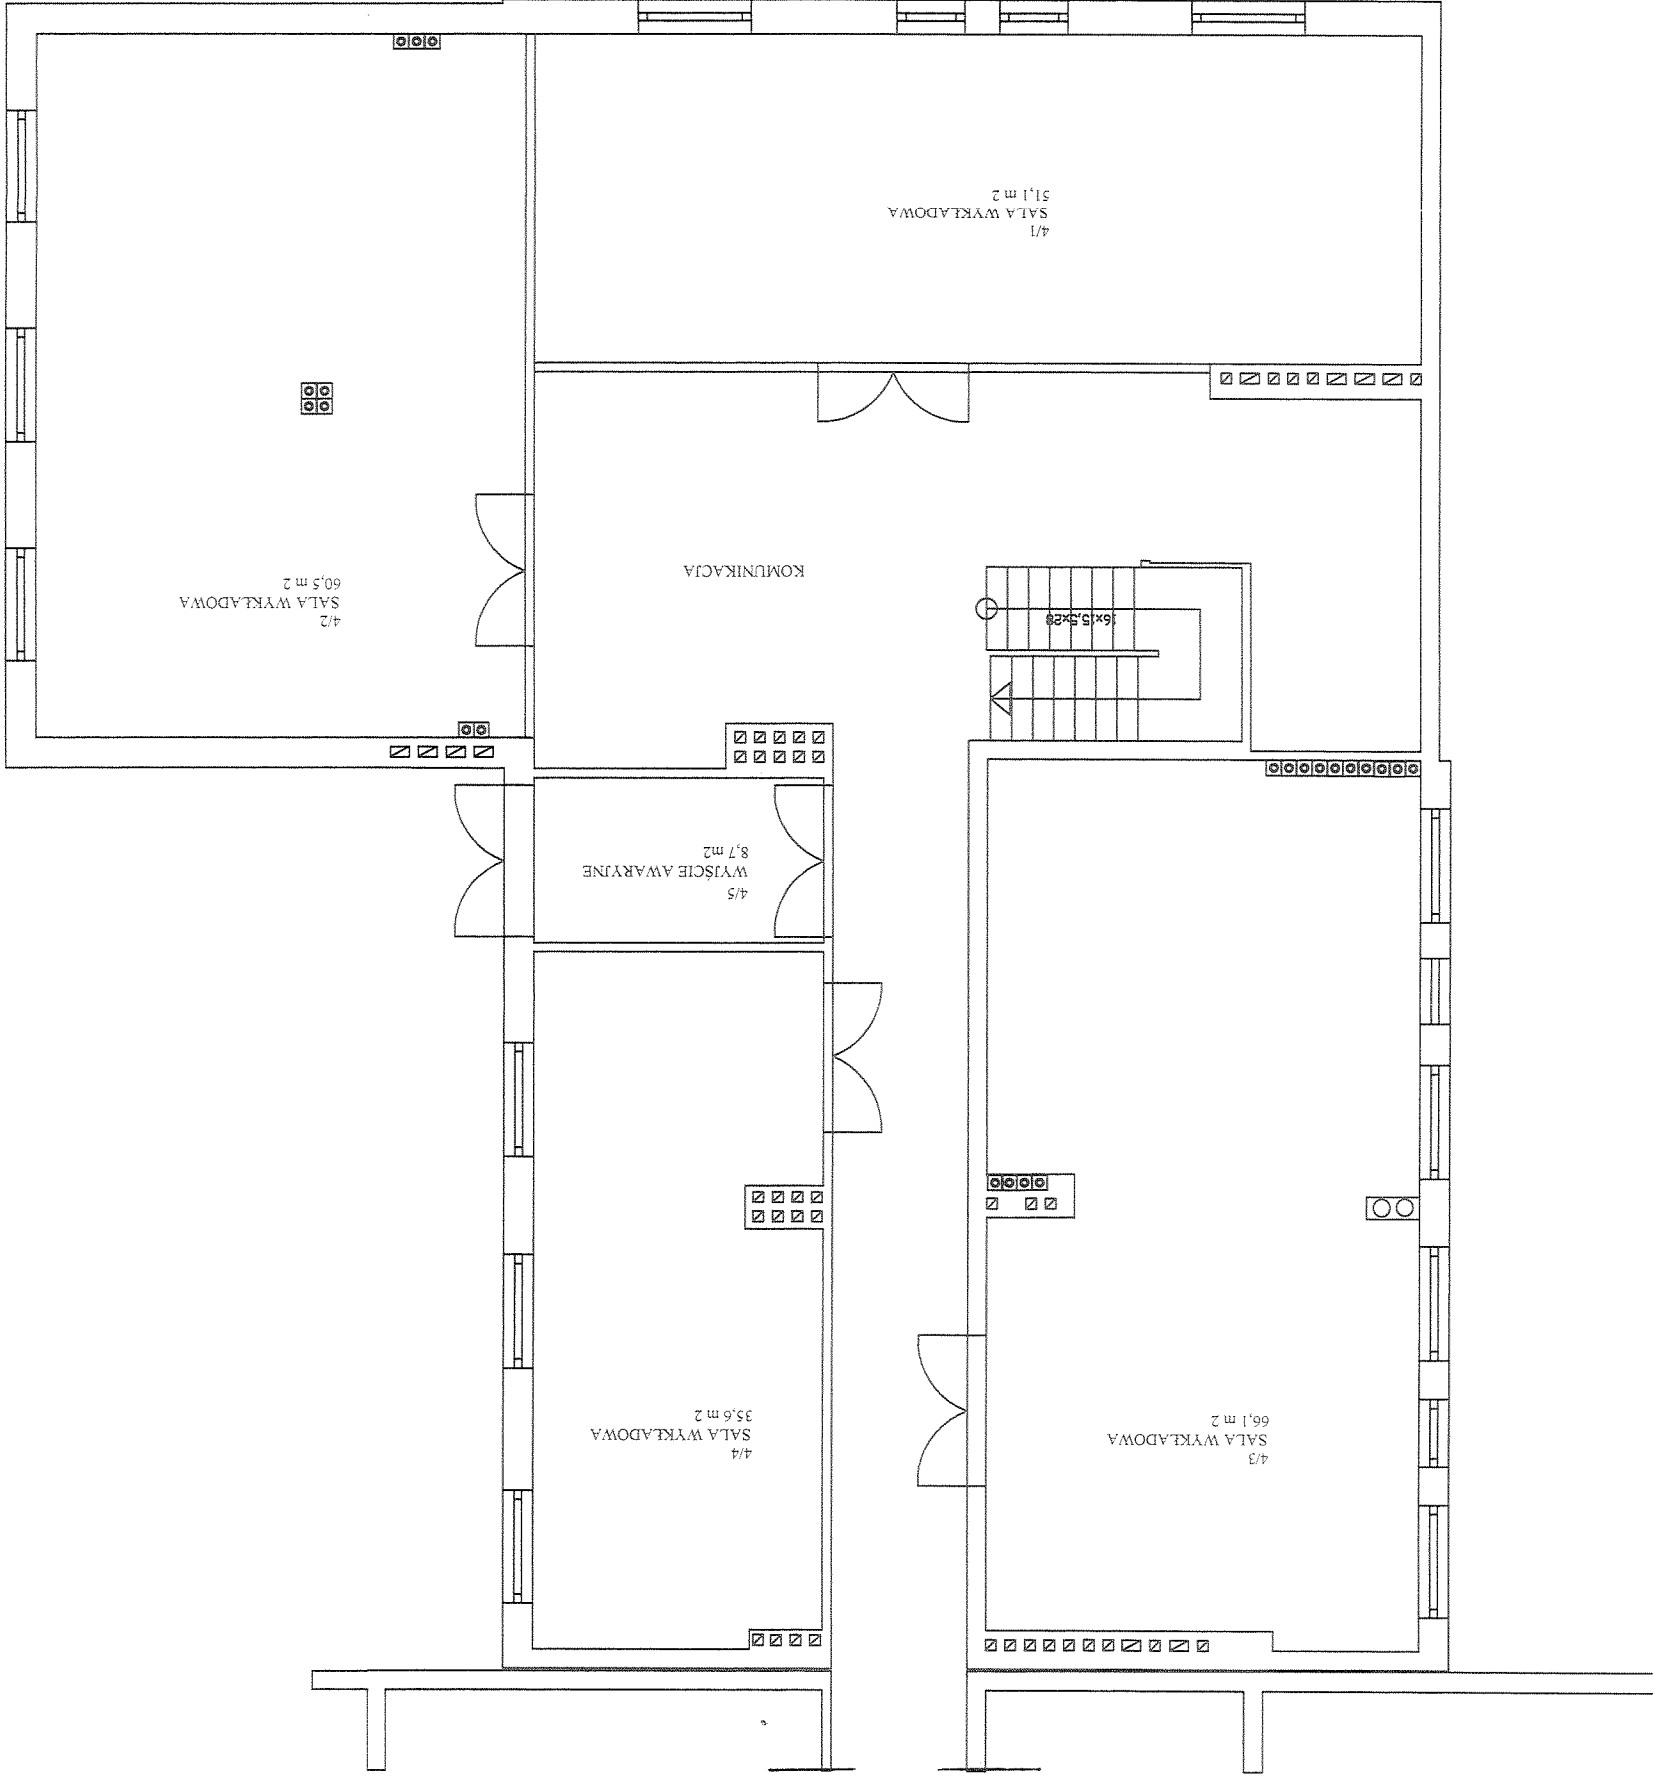


LEGENDA

- WODA ZIMNA
- WODA CIEPŁA
- WODA CYRKULACYJNA
- KANALIZACJA

OBIEKT	BUDYNEK DYDAKTYCZNY KUL
ADRES	22-600 TOMASZÓW LUBELSKI UL. LWOWSKA
INWESTOR	KATOLICKI UNIWERSYTET LUBELSKI
PROJEKTANT	mgr inż. DARIUSZ NIZIO
OPRACOWANIE	mgr inż. DARIUSZ NIZIO
SPRAWDZIŁ	

# RZUT POZIOMY PODDASZA "B" - LOKAL UŻYTKOWY NR 2

## TOMASZÓW LUBELSKI, UL. LWOWSKA 80

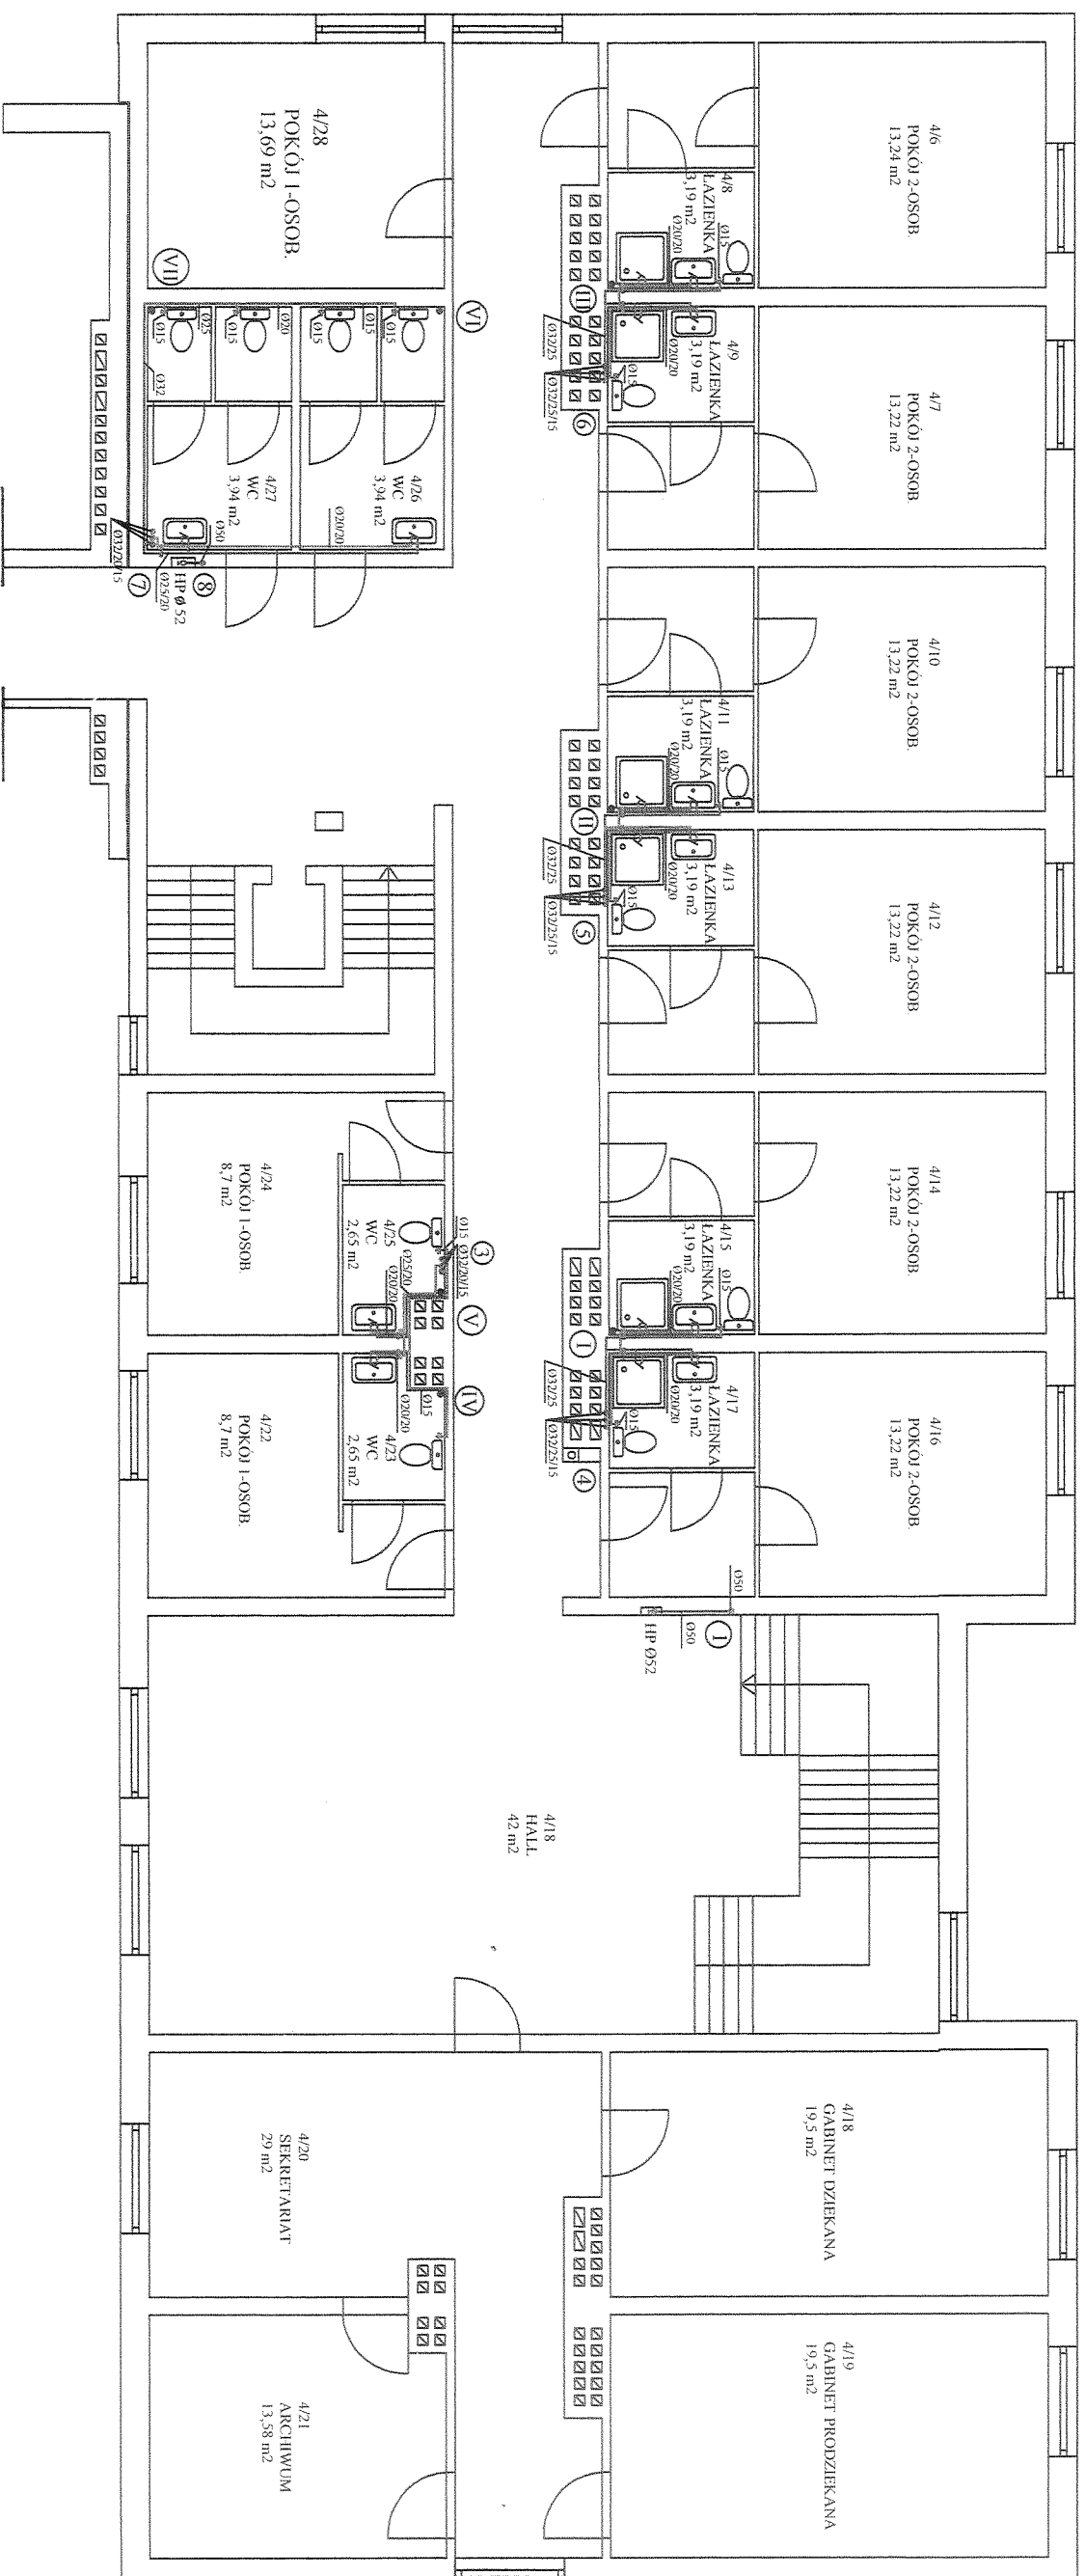


LEGENDA:

- WODA ZIMNA
- WODA Ciepła
- WODA CYRKULACYJNA
- KANALIZACJA

OBIEKT	BUDYNEK DYDAKTYCZNY KUL.	SKALA 1:100
ADRES	22-600 TOMASZÓW LUBELSKI UL. LWOWSKA	RYS. NR 2
INWESTOR	KATOLICKI UNIWERSYTET LUBELSKI	PODDPIS
TRZEŚC RYS.	RZUT PODDASZA CZĘŚĆ "B" - INSTALACJA WOD-KAN	
PROJEKTANT	mgr inż. DARIUSZ NIZIO	
OPRACOWAŁ		
SPRAWDZIŁ		

mgr inż. Krzysztof Zolnierowski  
 ul. ... 20  
 22-600 Tomaszów Lubelski  
 11 71 44 04 20  
 11 71 44 04 11

# RZUT POZIOMY PIWNICY "A" - LOKAL UŻYTKOWY NR 2 TOMASZÓW LUBELSKI, UL. LWOWSKA 80

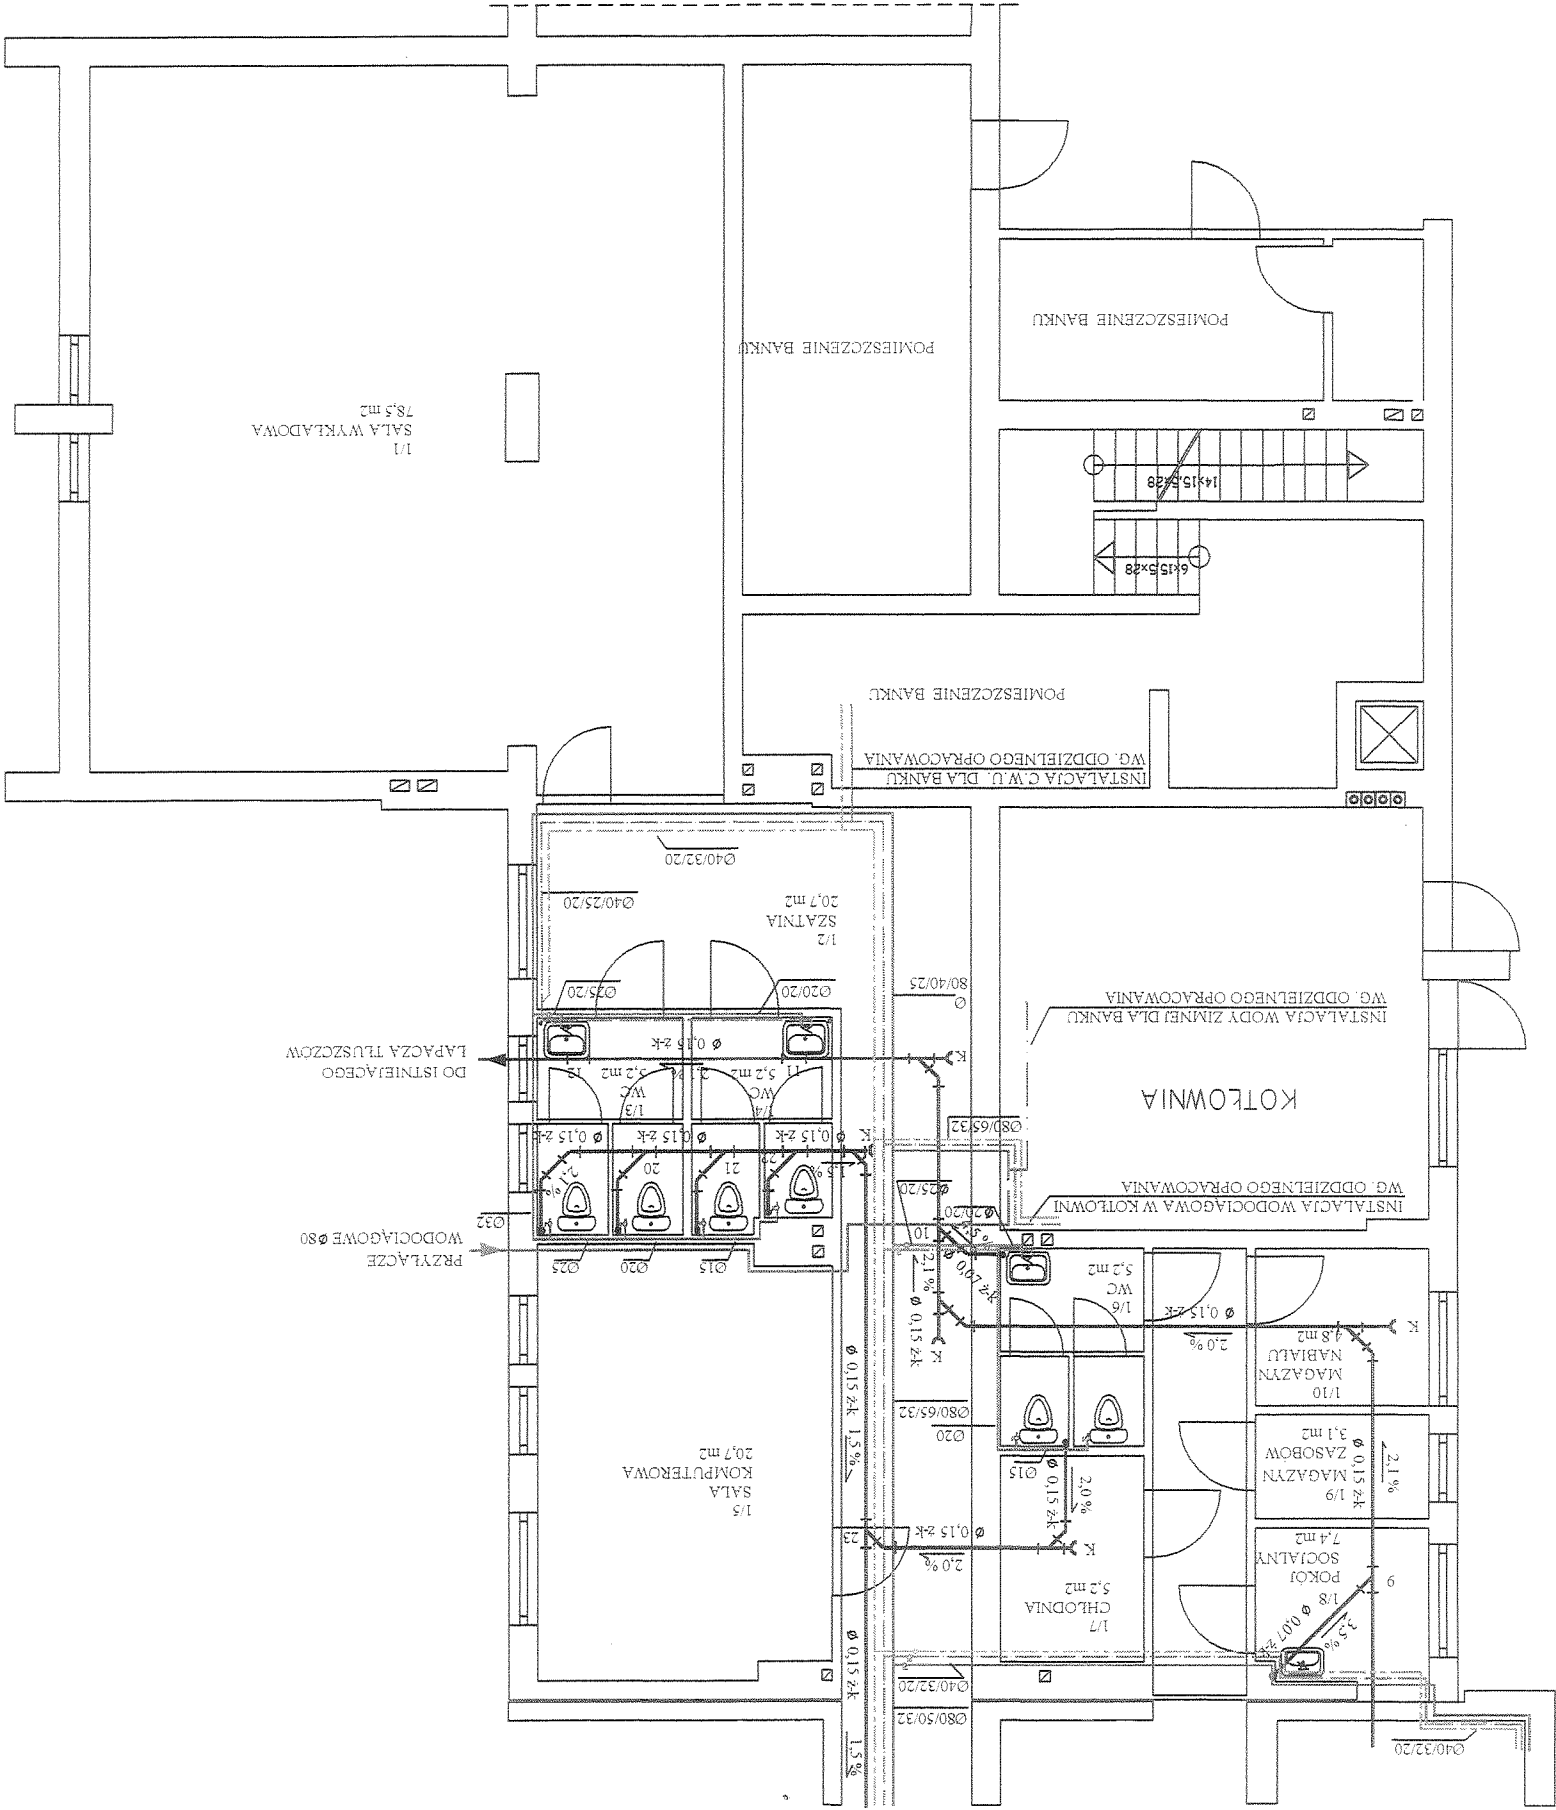


LEGENDA

- \_\_\_\_\_ WODA ZIMNA
- \_\_\_\_\_ WODA CIEPLA
- \_\_\_\_\_ WODA CYRKULACYJNA
- \_\_\_\_\_ KANALIZACJA

OBJEKT	BUDYNEK DYDAKTYCZNY RUL
ADRES	22-600 TOMASZÓW LUBELSKI UL. LWOWSKA
RYS. NR	6
INWESTOR	KATOLICKI UNIWERSYTET LUBELSKI
PROJEKTANT	RZUT PIWNICY CZESC. A - INSTALACJA WOD.-KAN.
PRZEC. RYS.	
OPERACOWAL	mgr inż. DARIUSZ NIZIOŁA
SPRAWDZIL	

# RZUT POZIOMY PIWNICY "B" - LOKAL UŻYTKOWY NR 2

## TOMASZÓW LUBELSKI, UL. LWOWSKA 80

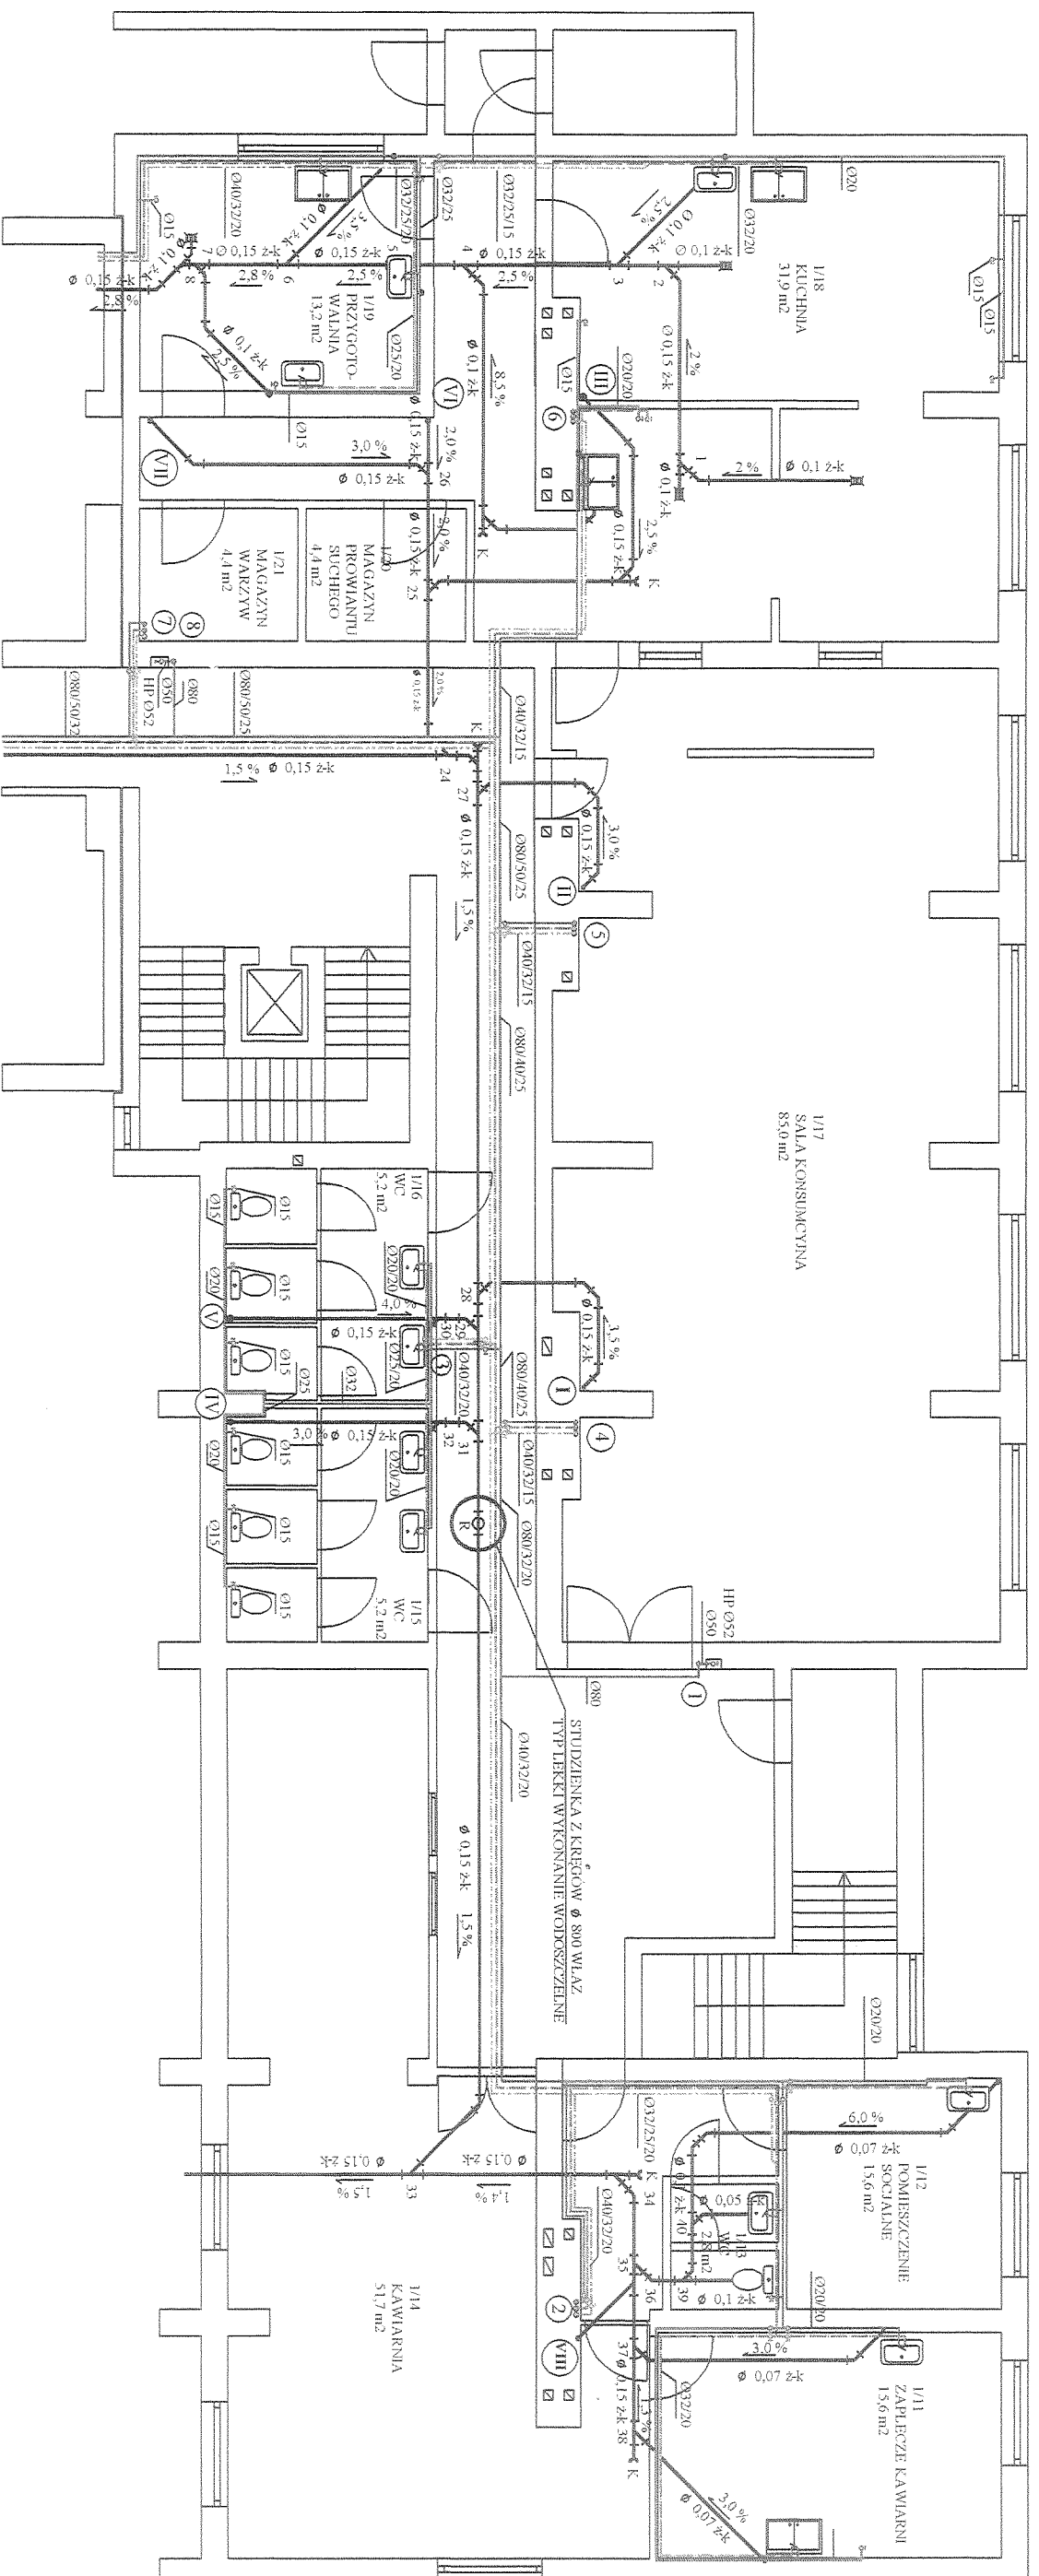

LEGENDA:

- \_\_\_\_\_ WODA ZIMNA
- \_\_\_\_\_ WODA Ciepła
- \_\_\_\_\_ WODA CYRKULACYJNA
- \_\_\_\_\_ KANALIZACJA

OBIEKT	BUDYNEK DYDAKTYCZNY KUJ.	SEALAT.00
ADRES	22-600 TOMASZÓW LUBELSKI UL. LWOWSKA	RYS. NR 7
INWESTOR	KATOLICKI UNIWERSYTET LUBELSKI	PODRYS
TYTUŁ RYS.	RZUT PIWNICY CZĘŚĆ "B" - INSTALACJA WOD. KAN.	
PROJEKTANT	mgr inż. DARIUSZ NIWOZ	PROJEKTANT
OPRACOWAŁ		
SPRAWDZIŁ		

mgr inż. DARIUSZ NIWOZ  
 ul. ...  
 ...