

SYTUACJA skala 1:500

ADAPTACJA BUD. POLIGRAFII DLA
WYDZIAŁU MATEMATYCZNO-
PRZYRODNICZEGO KUL LUBLIN.


BUDYNEK POLIGRAFII
węzeł c.o.


MAGAZYN PRZYSTOSOWANY
NA POTRZEBY WYDZIAŁU
MATEMATYCZNO-PRZYRODN.
KUL LUBLIN

PLAN SYTUACYJNY
skala 1 : 500

Zmiana sposobu użytkowania budynku
magazynowego przeznaczony dla potrzeb
Wydziału Matematyczno – Przyrodniczego KUL
przy ul. Konstantynów 1 H

projektant	Imię i nazwisko	podpis	sierpień
branża sanitarna	inż. Antoni Tataru upr.bud.151/Lb/76 i 2864/Lb/94	<i>[Signature]</i>	2005 r.
			rys. 1

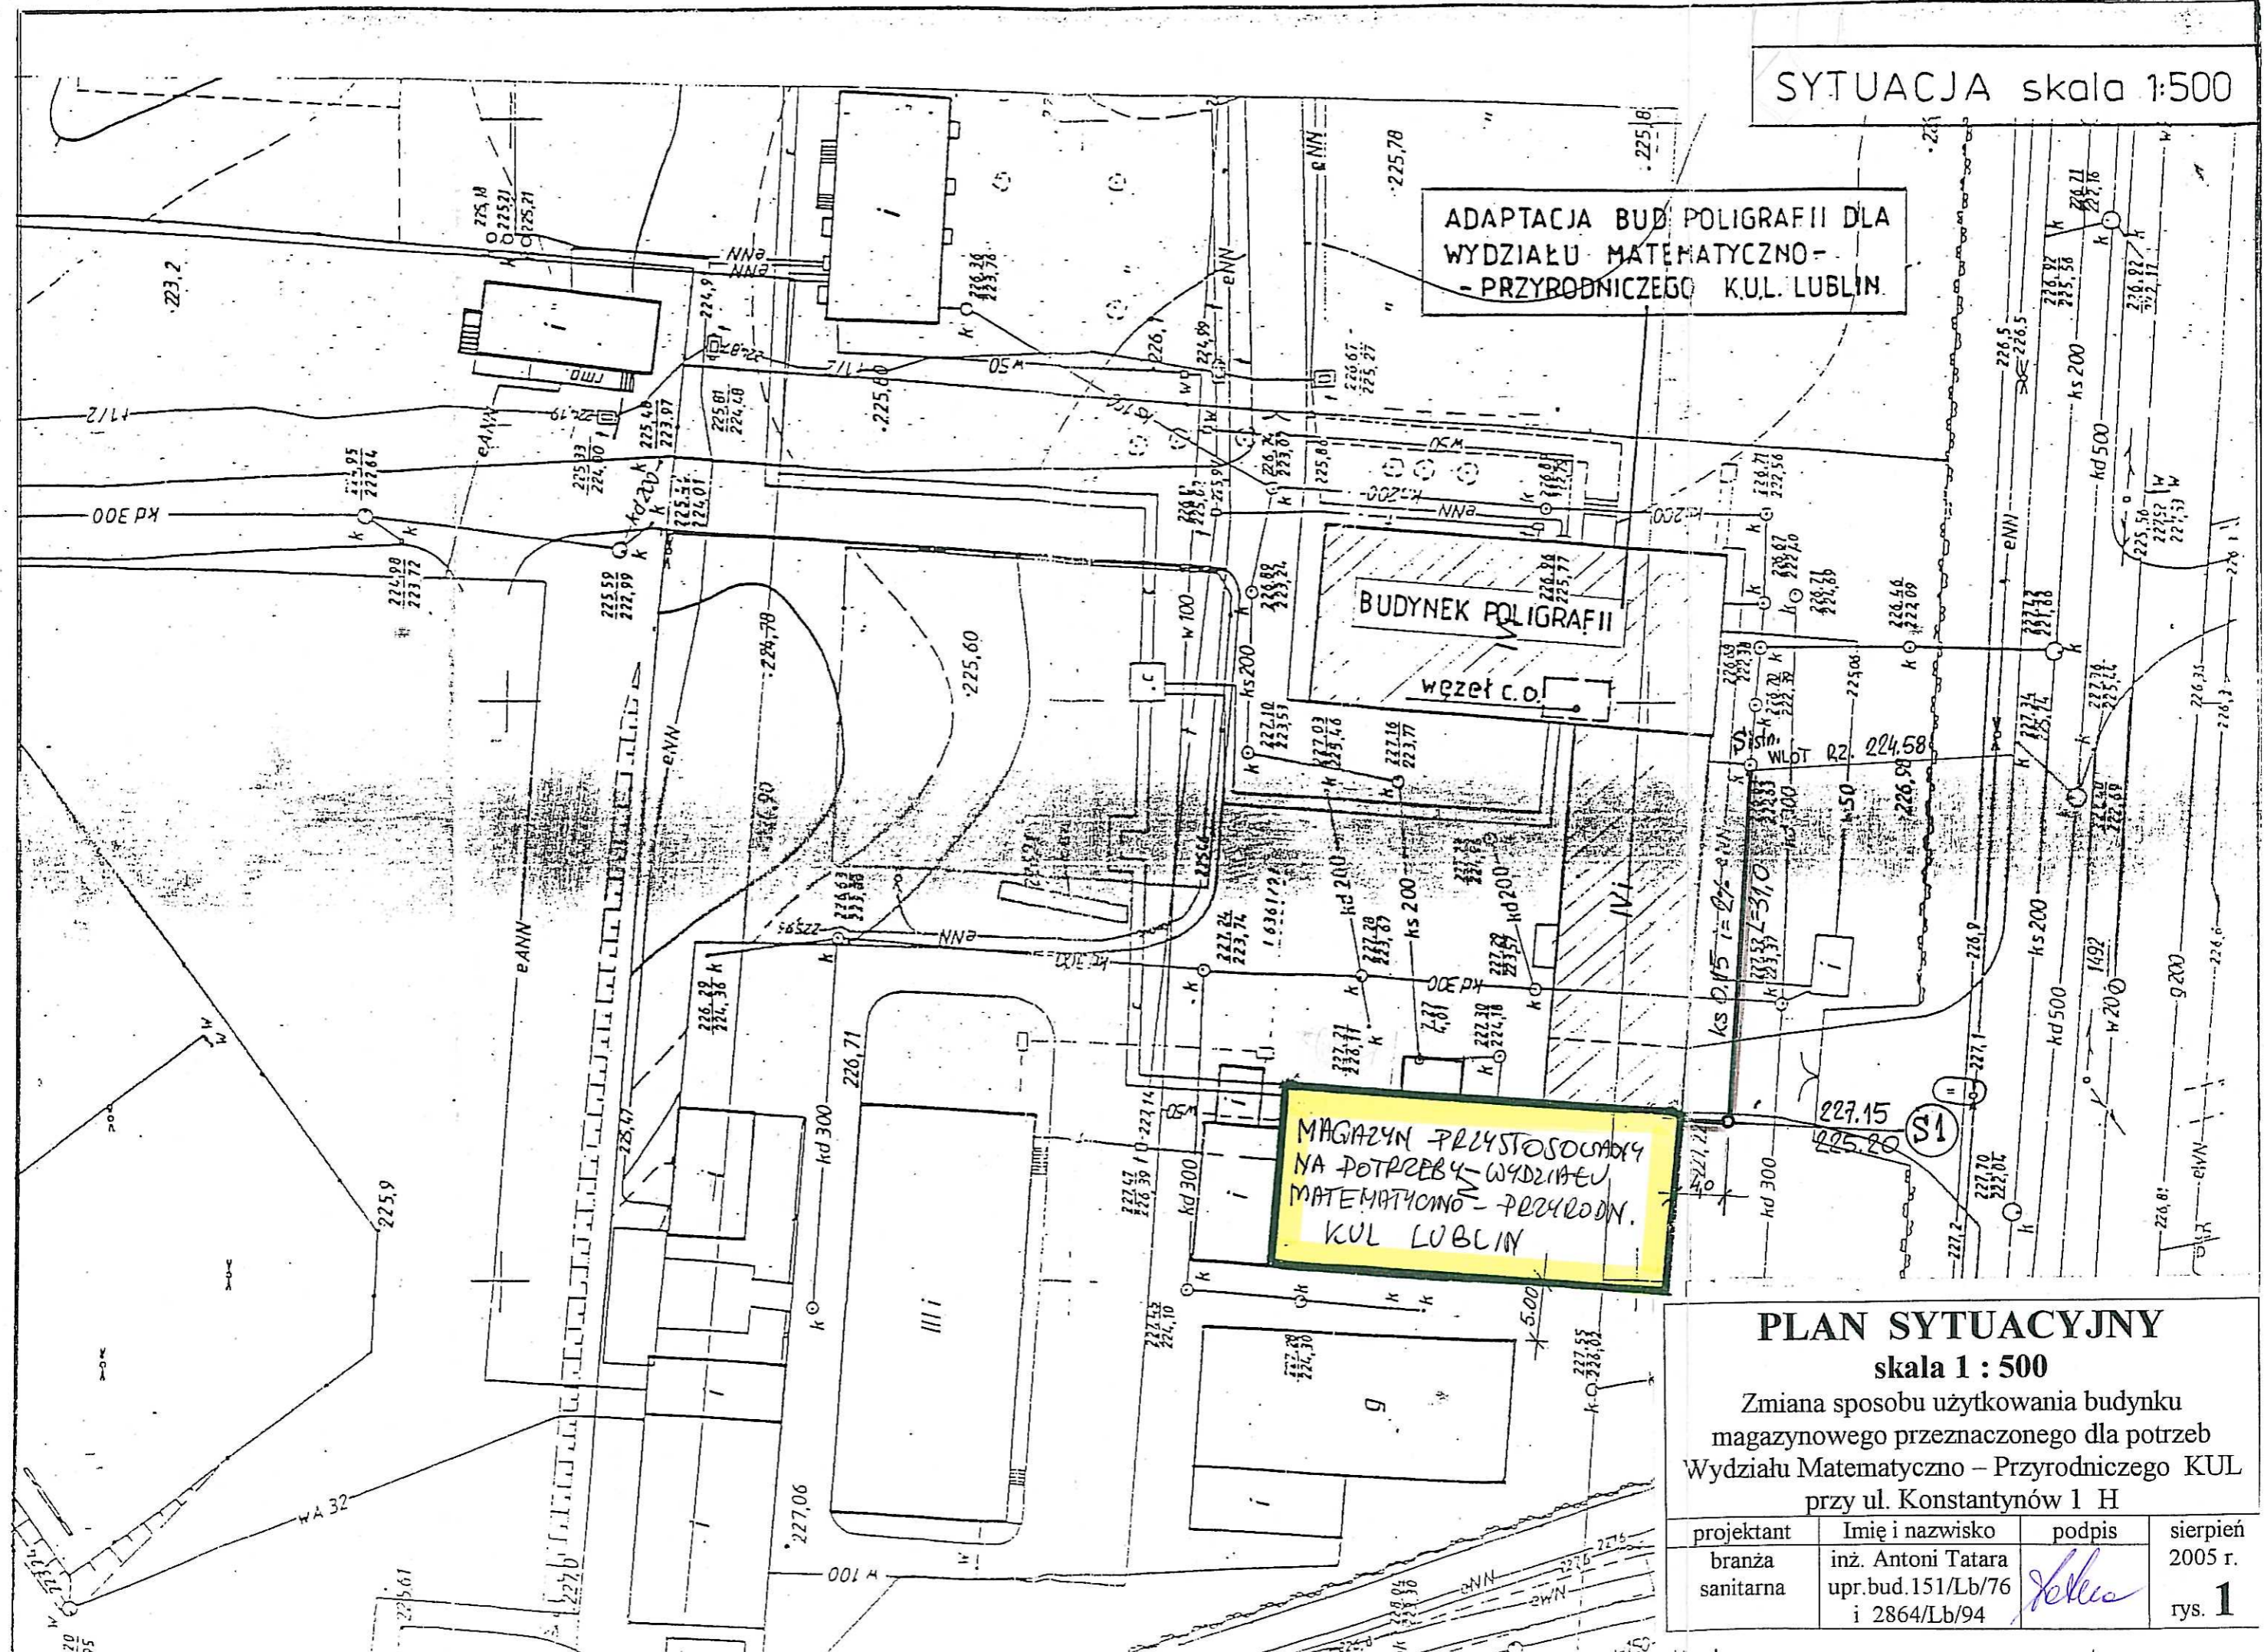

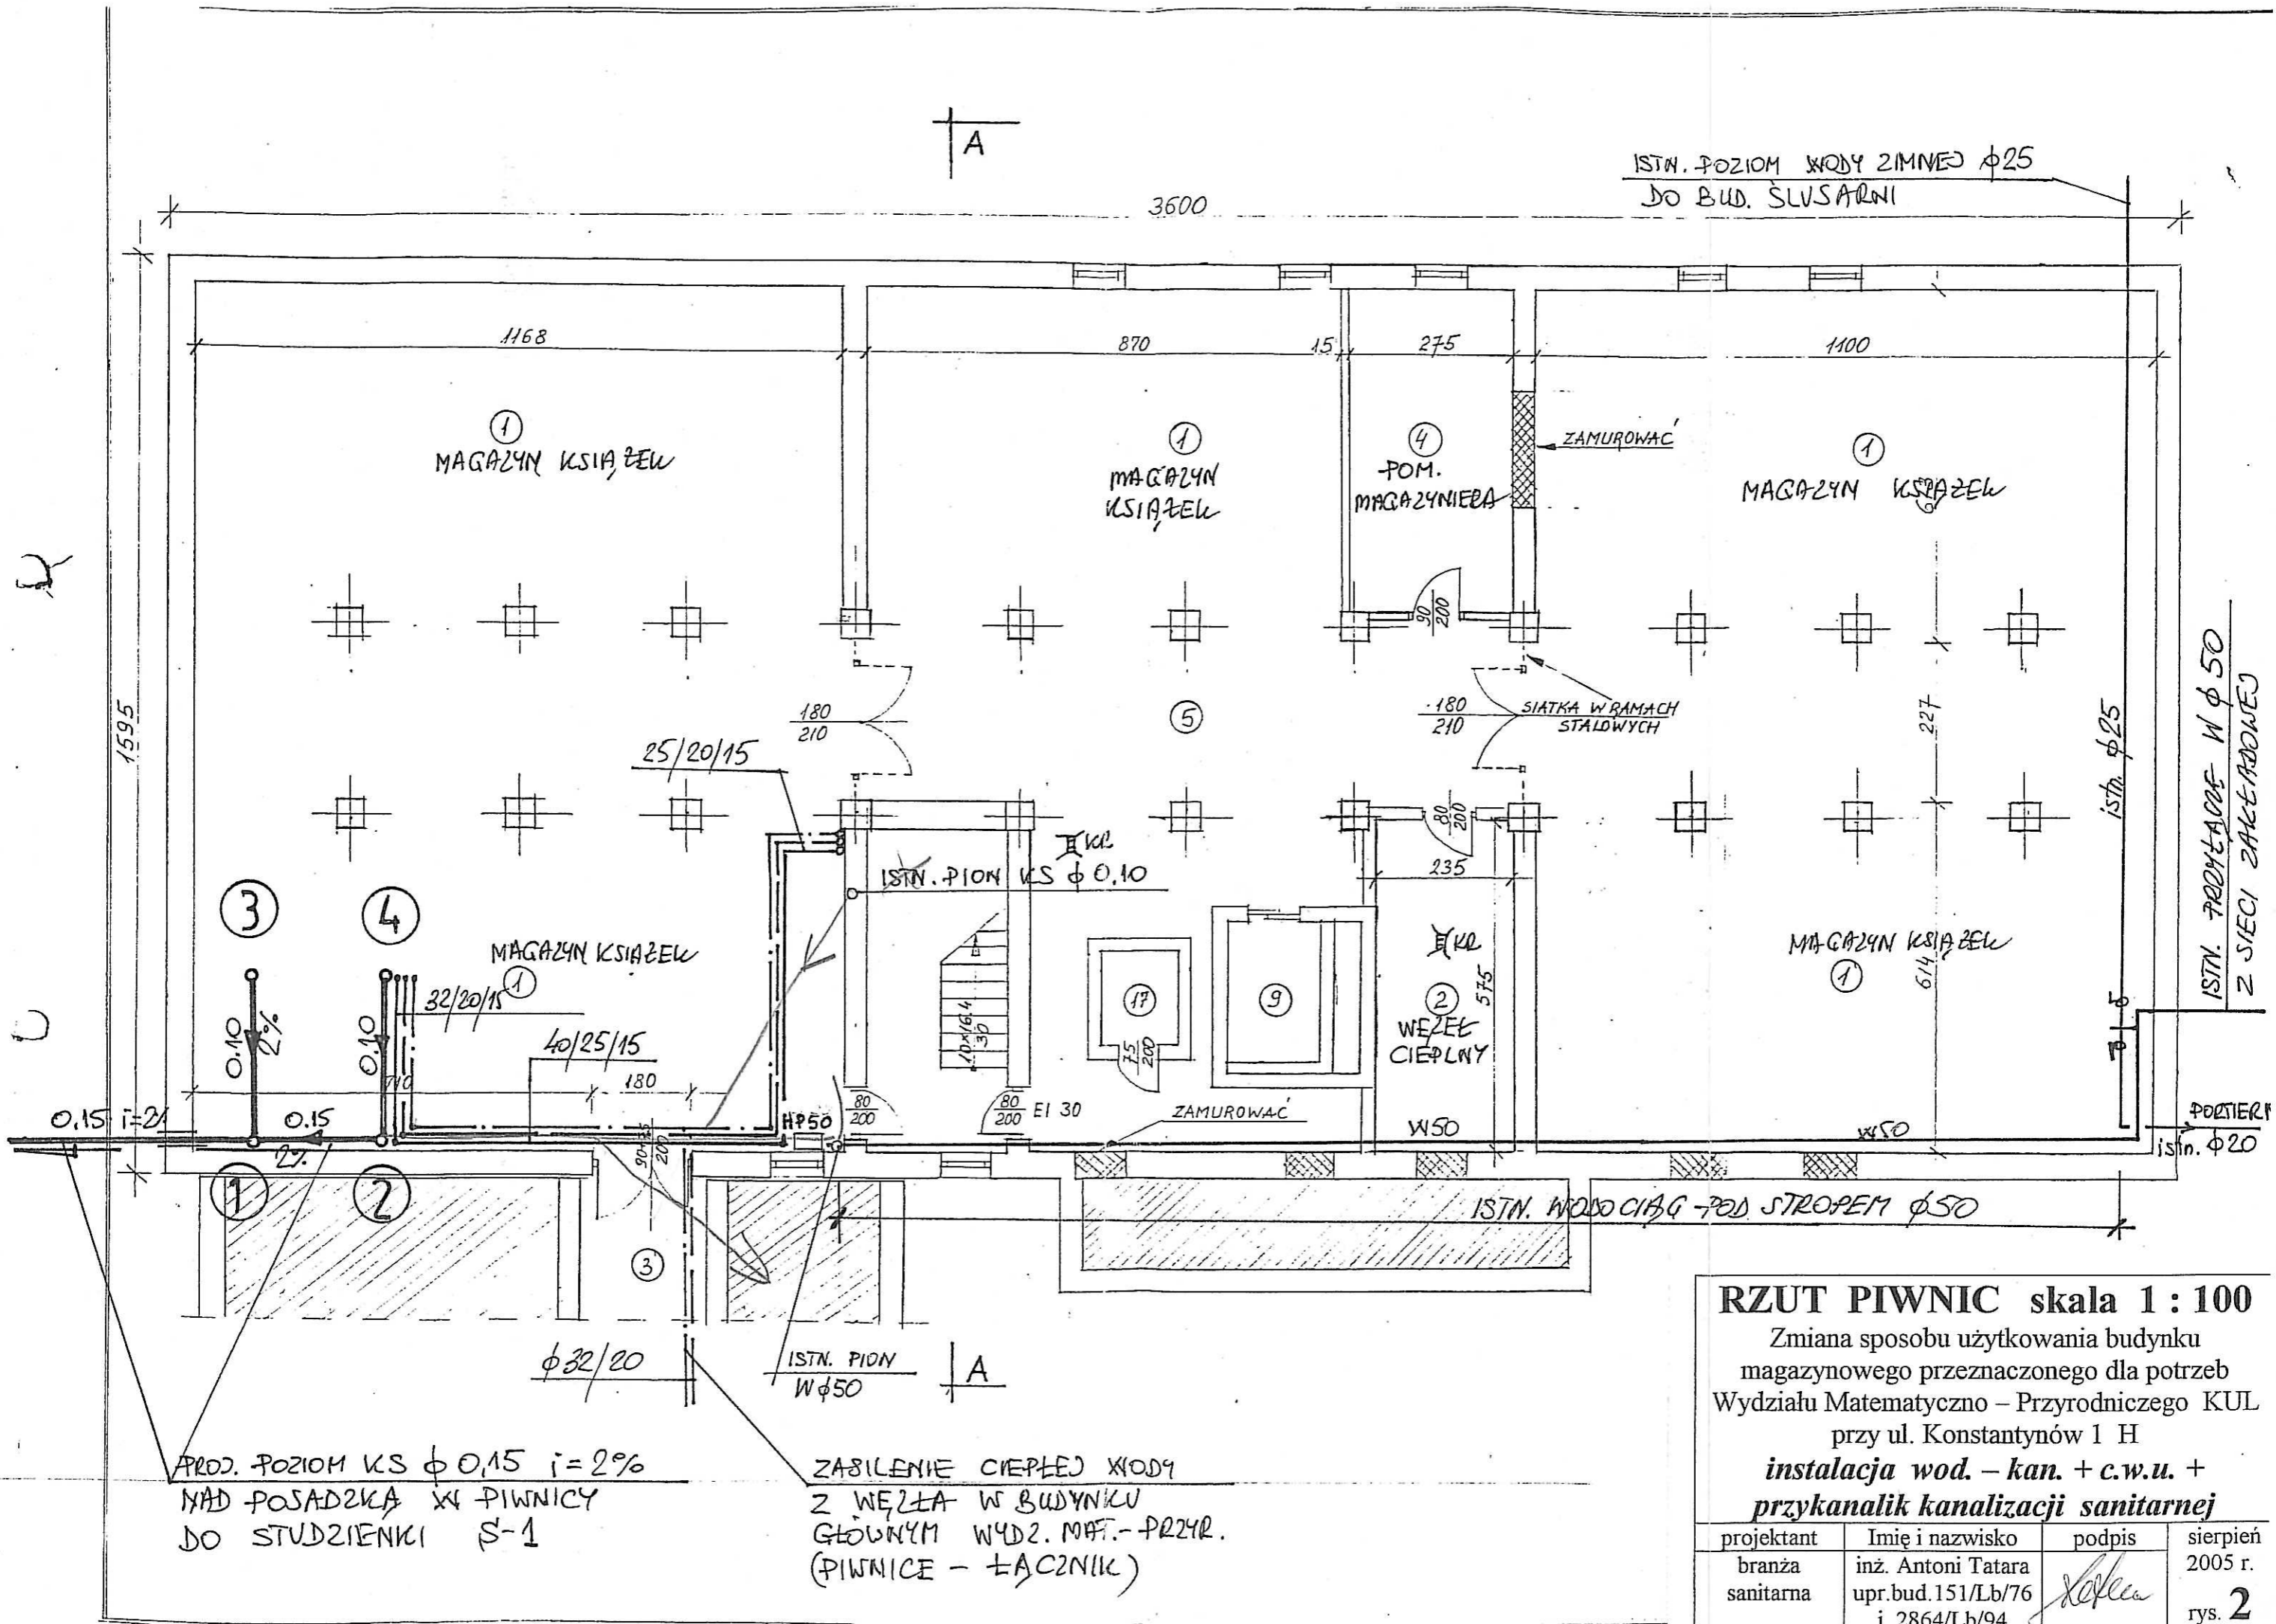


RZUT PIWNIC skala 1 : 100
 Zmiana sposobu użytkowania budynku magazynowego przeznaczonego dla potrzeb Wydziału Matematyczno - Przyrodniczego KUL przy ul. Konstantynów 1 H
instalacja wod. - kan. + c.w.u. + przykanalik kanalizacji sanitarnej

projektant	Imię i nazwisko	podpis	sierpień 2005 r.
branża sanitarna	inż. Antoni Tataru upr. bud. 151/Lb/76 i 2864/Lb/94	<i>[Signature]</i>	rys. 2


PROJ. POZIOM KS φ 0,15 i=2%
 NAD POSADZKĄ XI PIWNICY
 DO STUDZIENKI S-1

ZABILENIE CIEPŁEJ WODY
 Z WĘZŁA W BUDYNKU
 GŁÓWNYM WYDZ. MAFI.-PRZYR.
 (PIWNICE - ŁĄCZNIK)

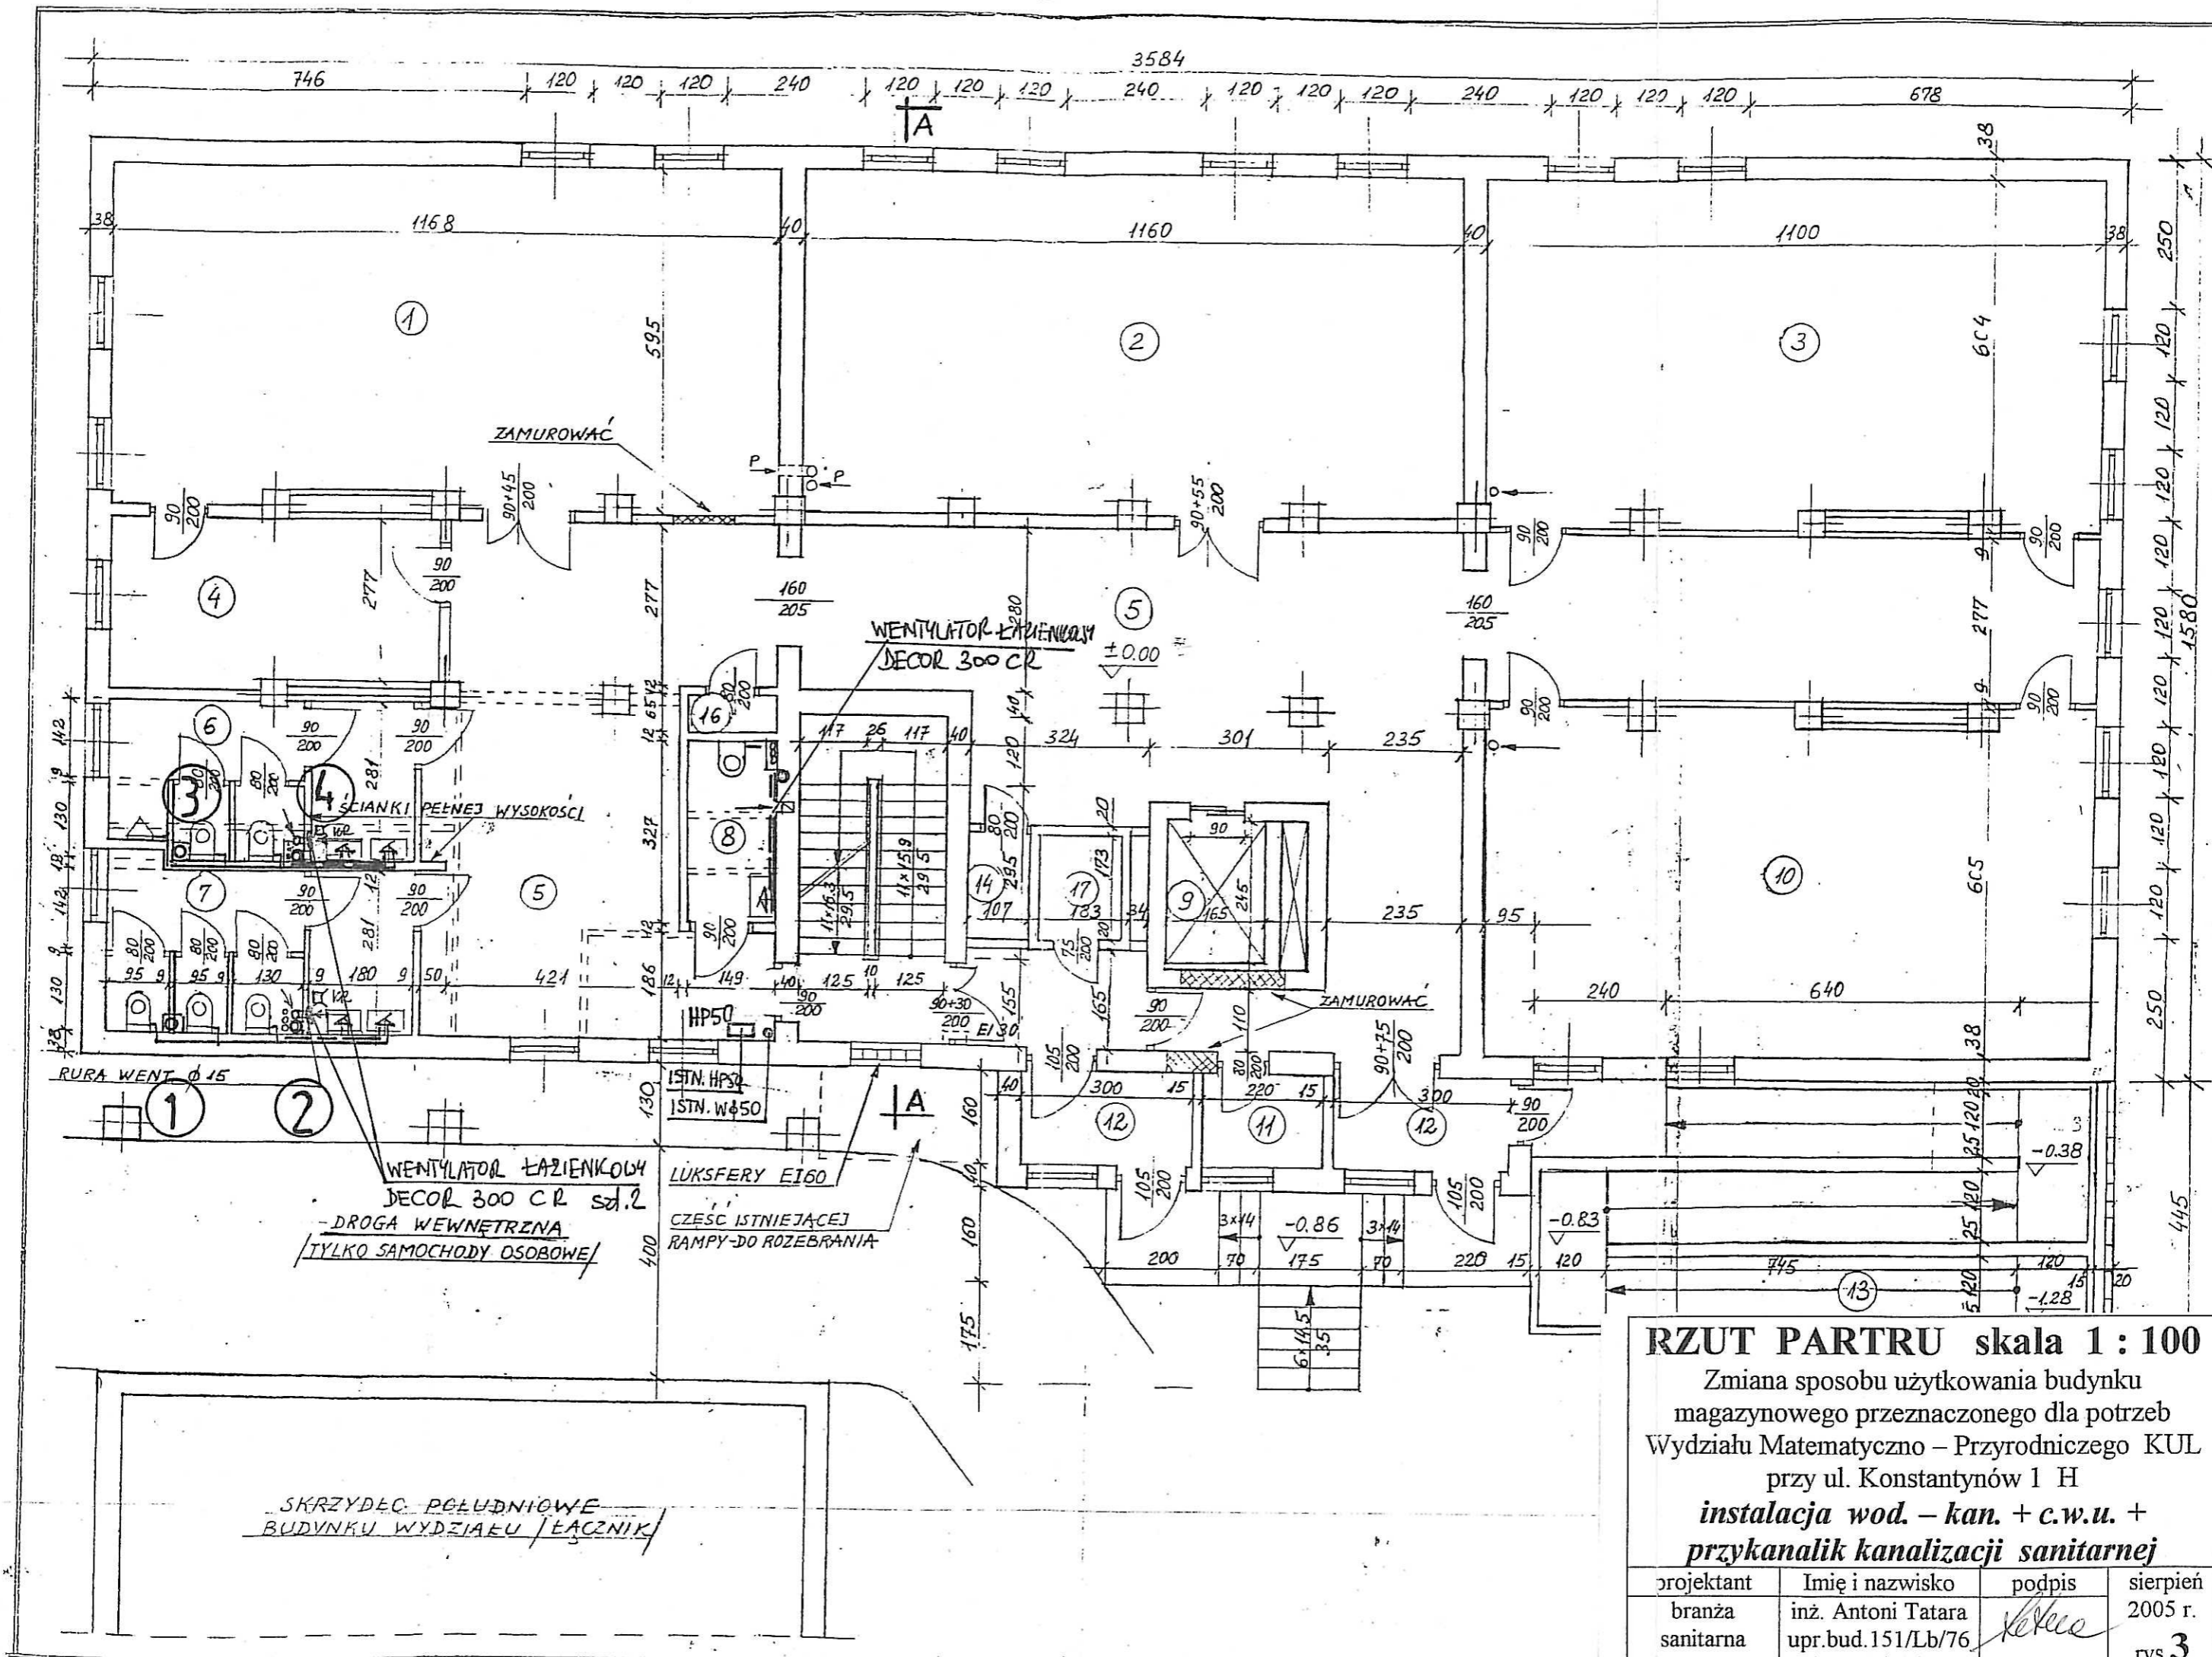


RZUT PARTRU skala 1 : 100
 Zmiana sposobu użytkowania budynku
 magazynowego przeznaczonego dla potrzeb
 Wydziału Matematyczno – Przyrodniczego KUL
 przy ul. Konstytucyjnej 1 H
**instalacja wod. – kan. + c.w.u. +
 przykanalik kanalizacji sanitarnej**

projektant	Imię i nazwisko	podpis	sierpień
branża sanitarna	inż. Antoni Tatar upr. bud. 151/Lb/76	<i>[Signature]</i>	2005 r.
			rys. 3

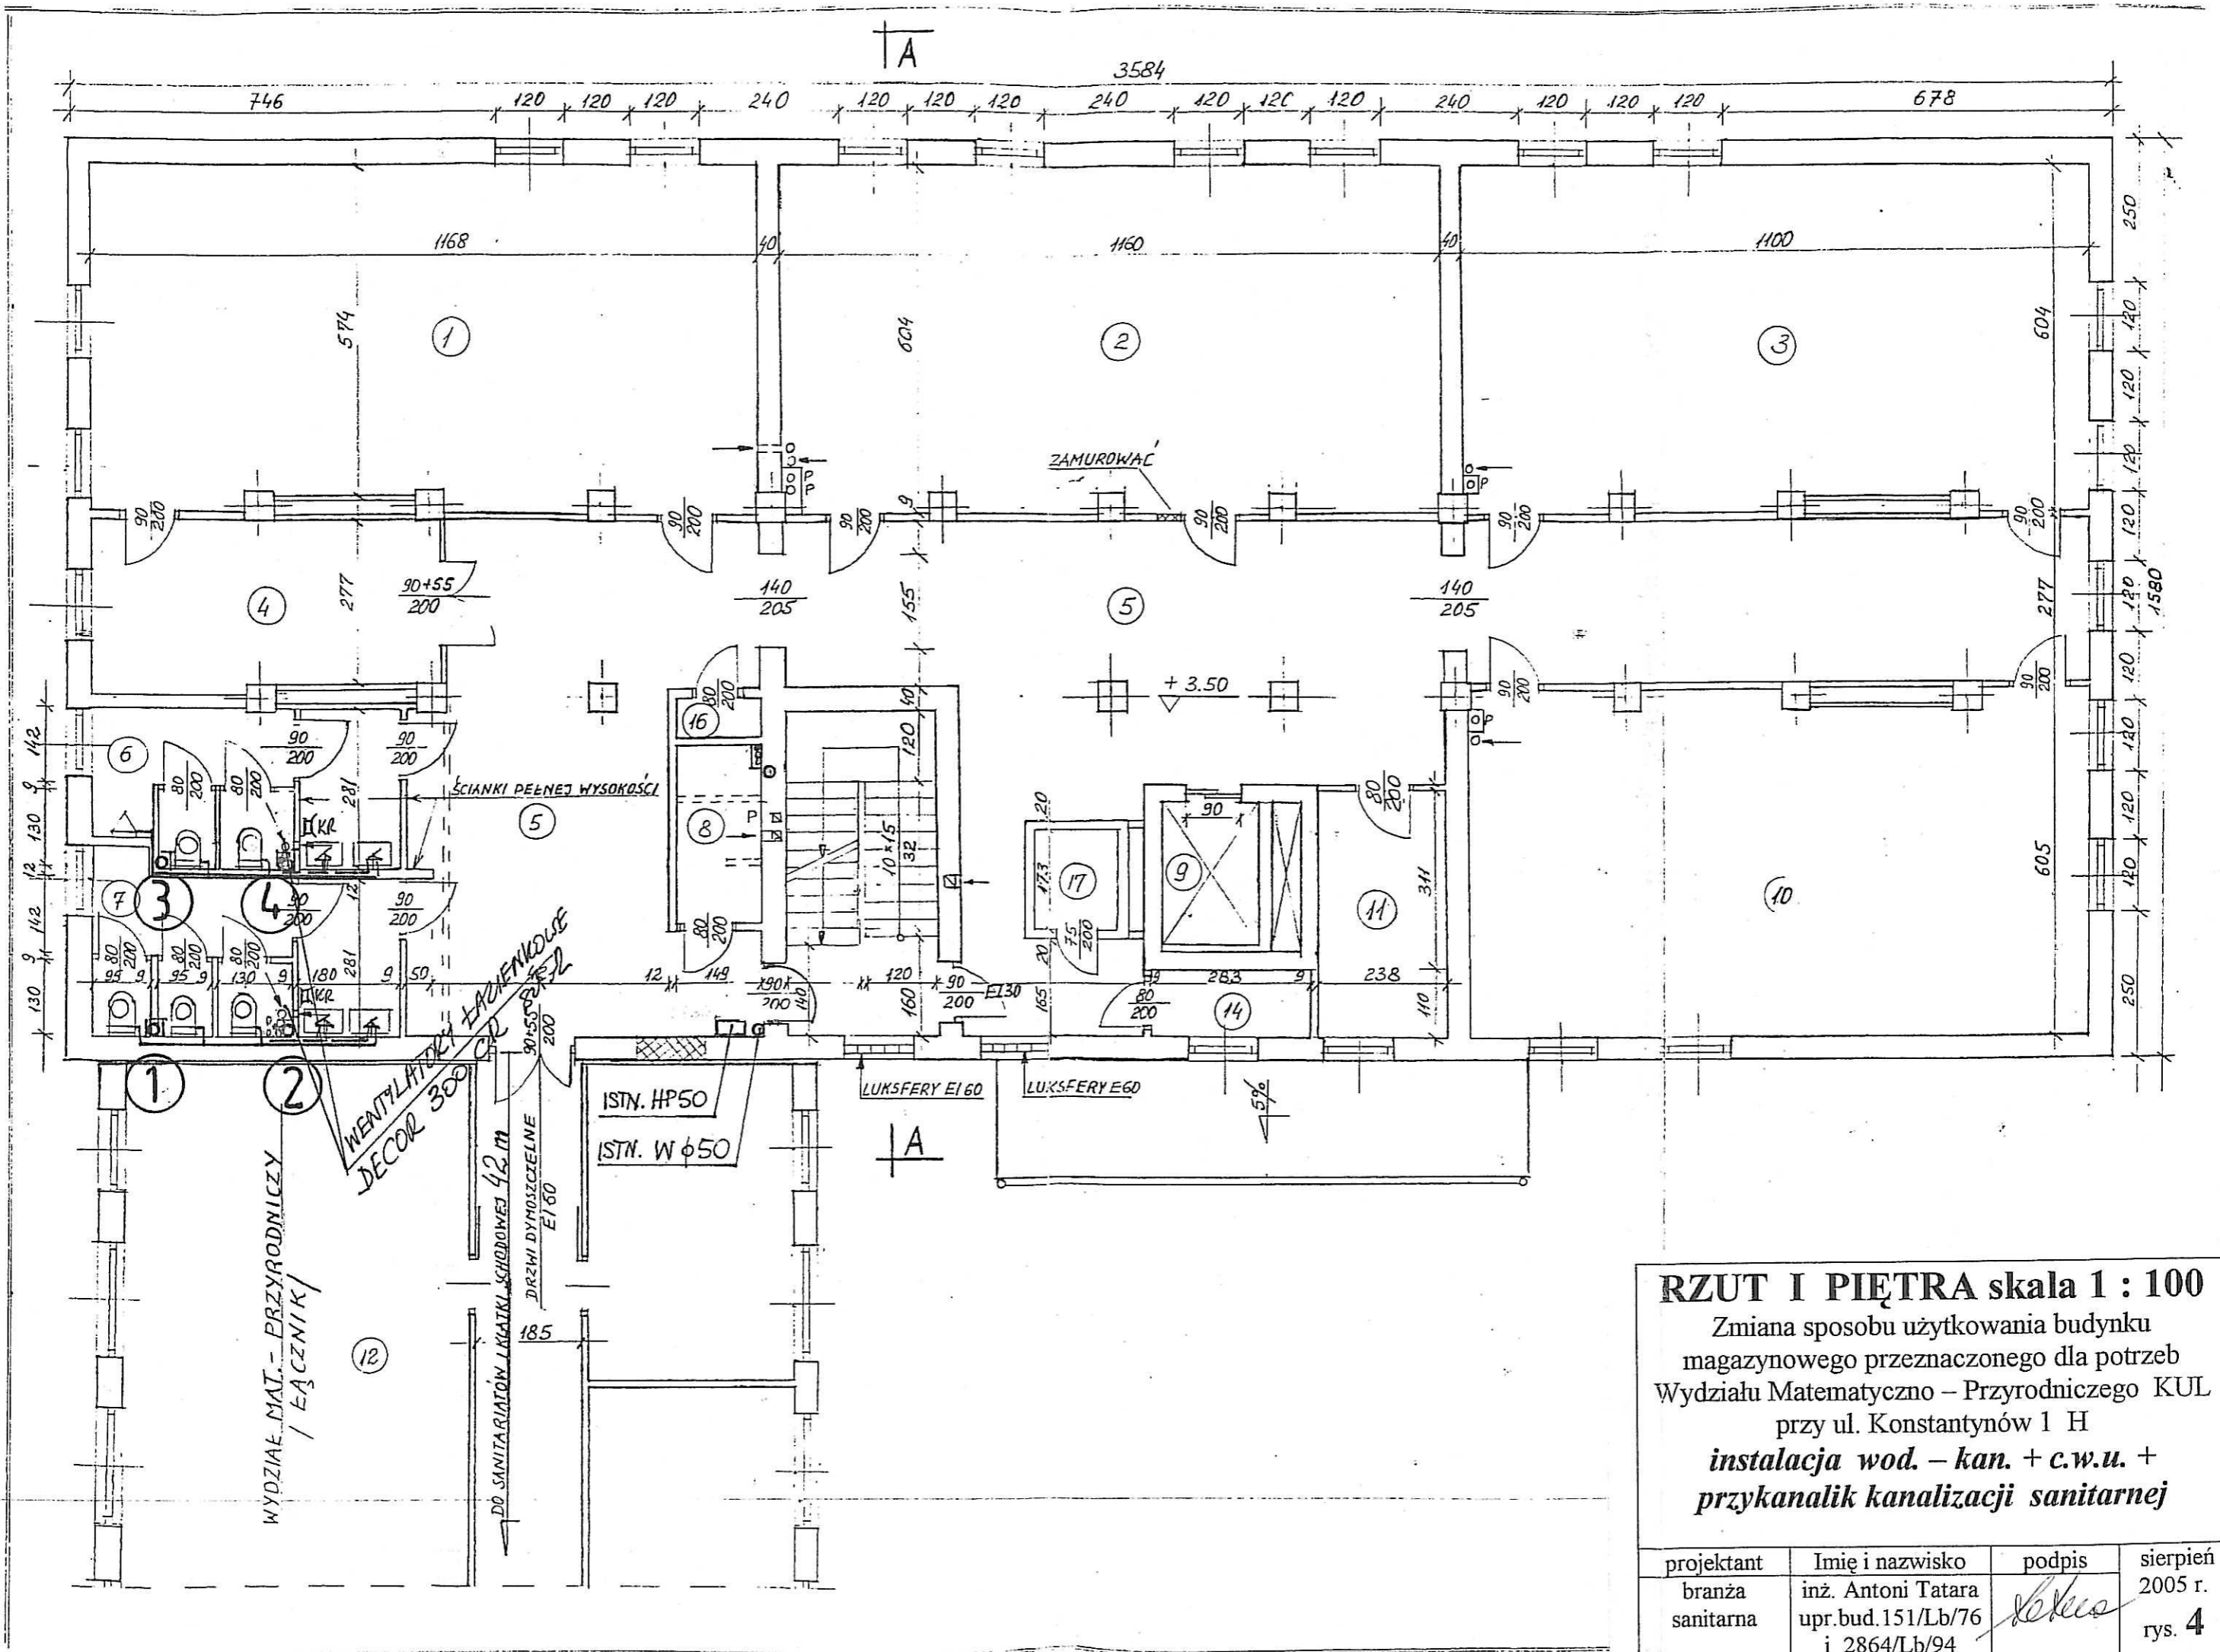


RZUT I PIĘTRA skala 1 : 100
 Zmiana sposobu użytkowania budynku magazynowego przeznaczonego dla potrzeb Wydziału Matematyczno - Przyrodniczego KUL przy ul. Konstytucyjnej 1 H
instalacja wod. - kan. + c.w.u. + przykanalik kanalizacji sanitarnej

projektant	Imię i nazwisko	podpis	sierpień 2005 r.
branża sanitarna	inż. Antoni Tatar upr.bud.151/Lb/76 i 2864/Lb/94	<i>Antoni Tatar</i>	rys. 4

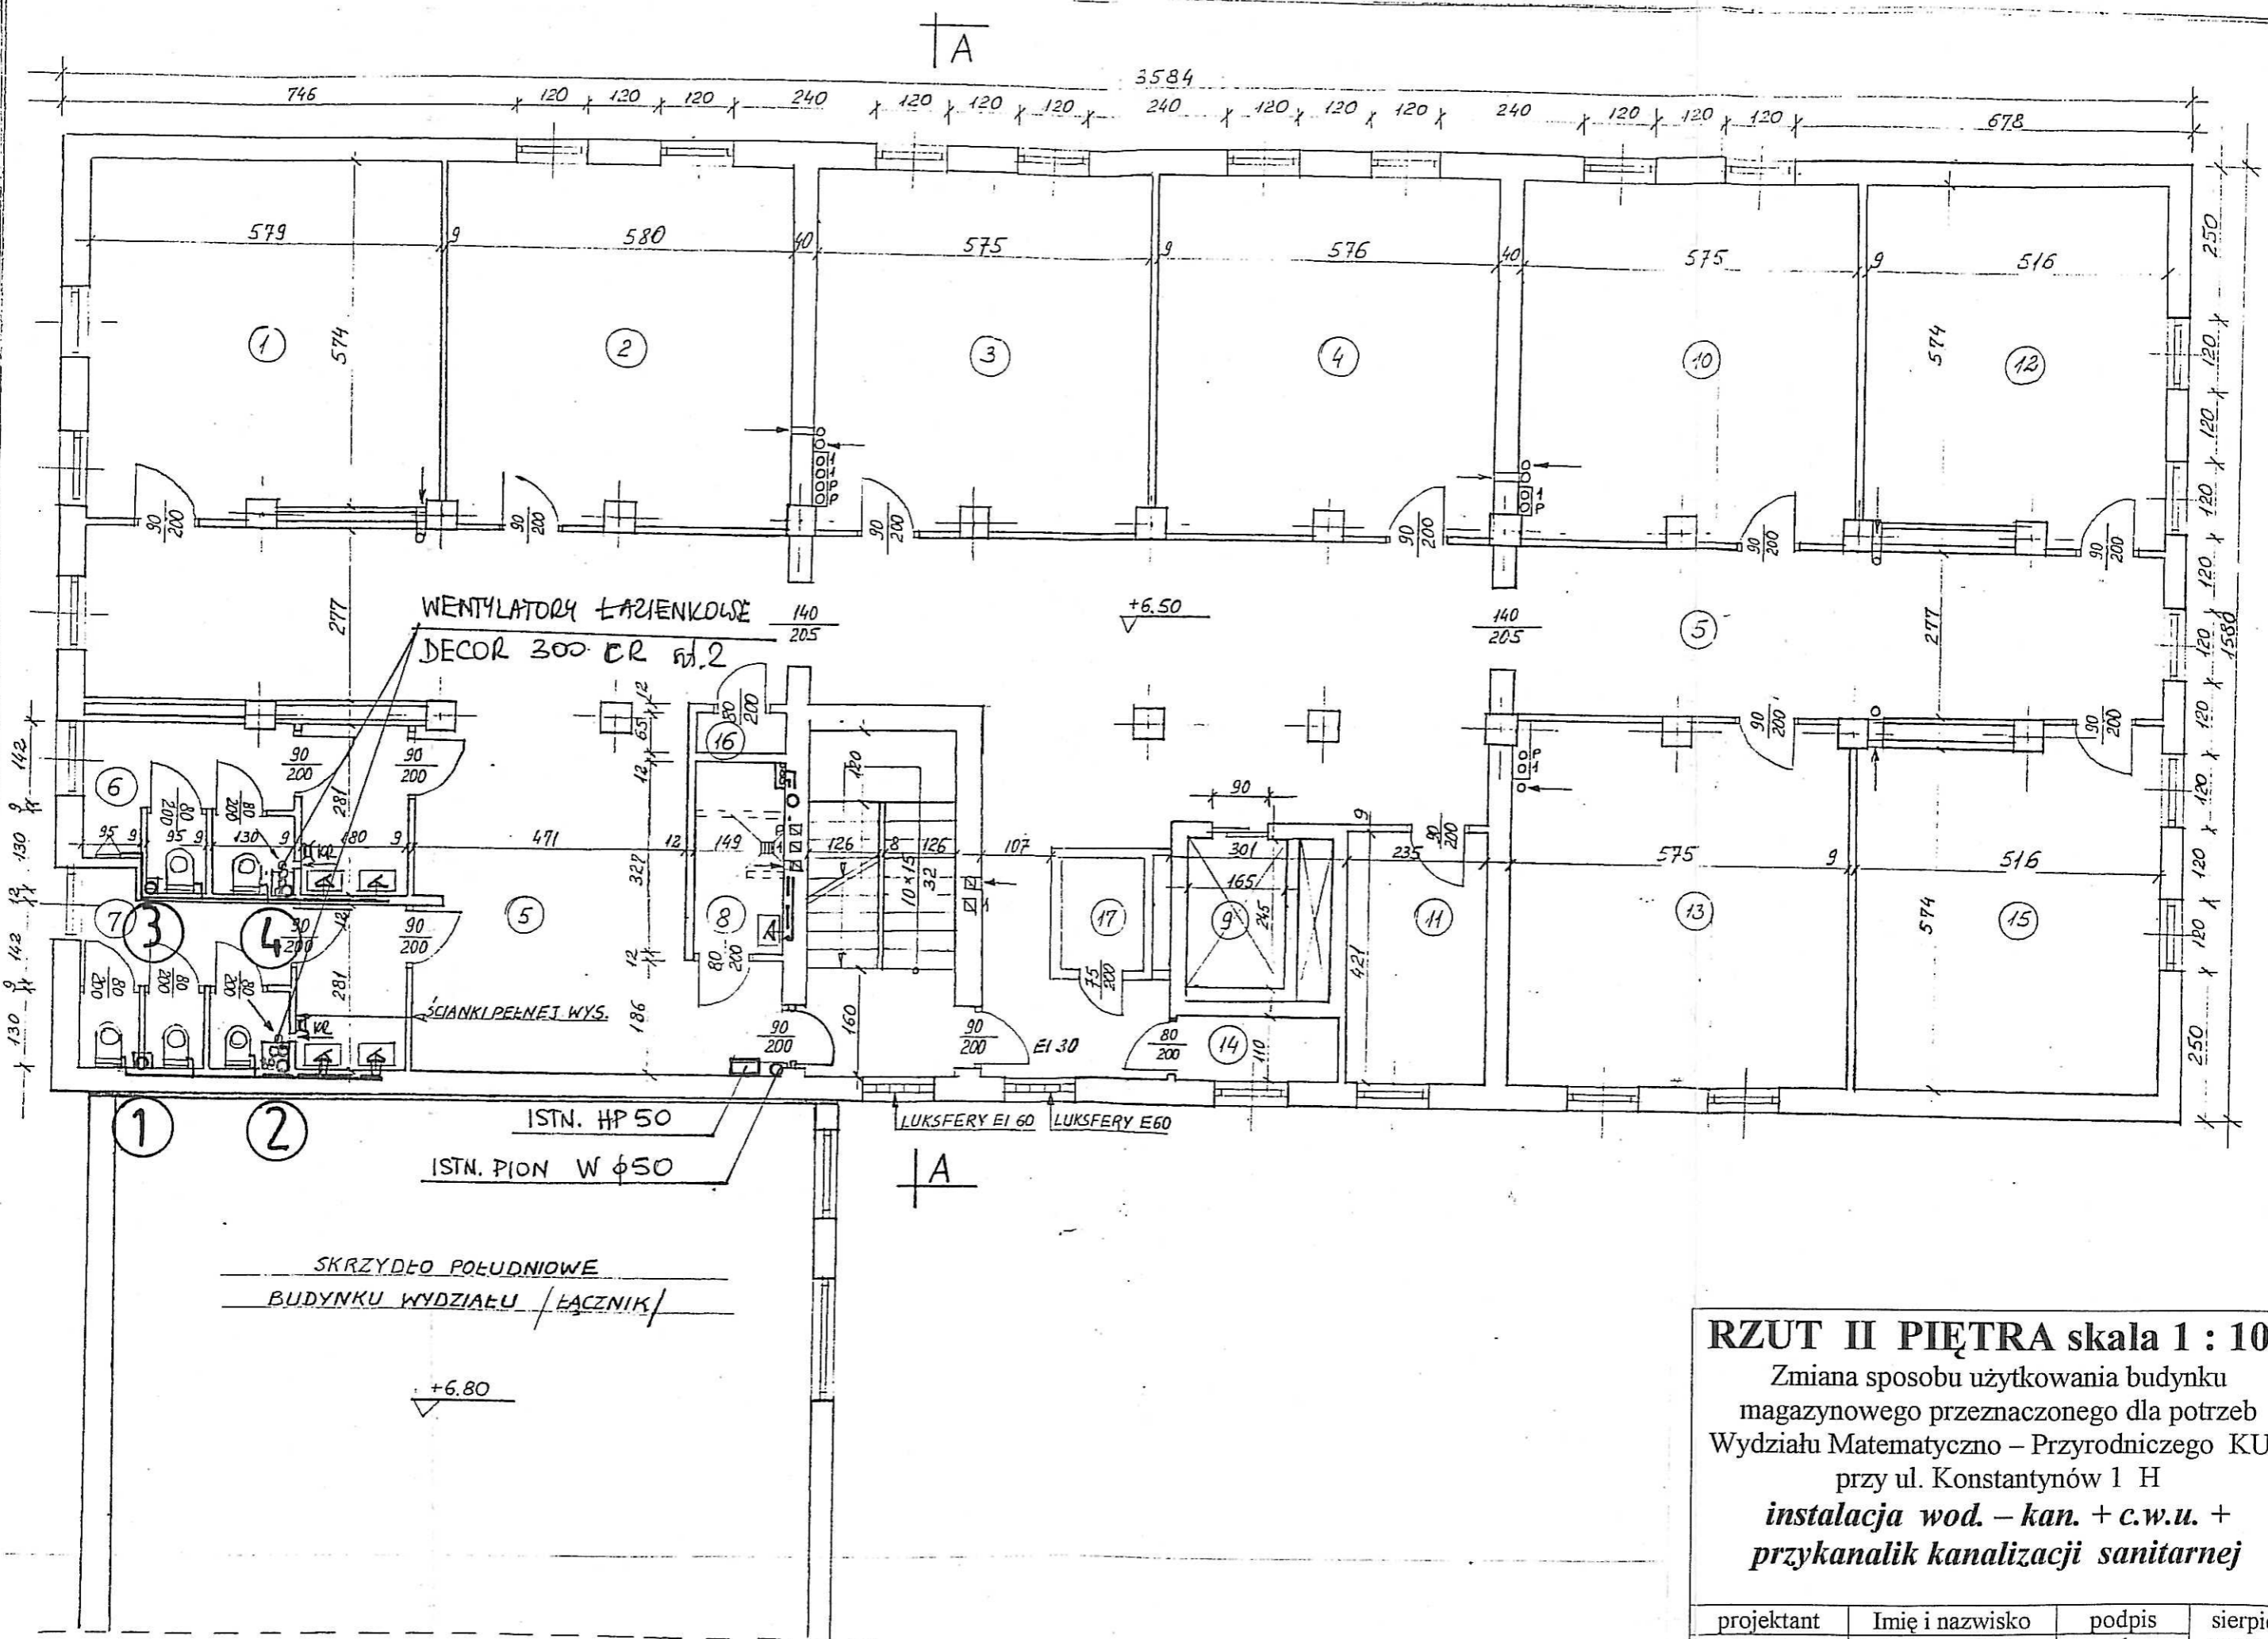

RZUT II PIĘTRA skala 1 : 100
 Zmiana sposobu użytkowania budynku magazynowego przeznaczonego dla potrzeb Wydziału Matematyczno – Przyrodniczego KUL przy ul. Konstantinów 1 H
instalacja wod. – kan. + c.w.u. + przykanalik kanalizacji sanitarnej

projektant	Imię i nazwisko	podpis	sierpień 2005 r.
branża sanitarna	inż. Antoni Tatar upr.bud.151/Lb/76 i 2864/Lb/94	<i>Antoni Tatar</i>	rys. 5

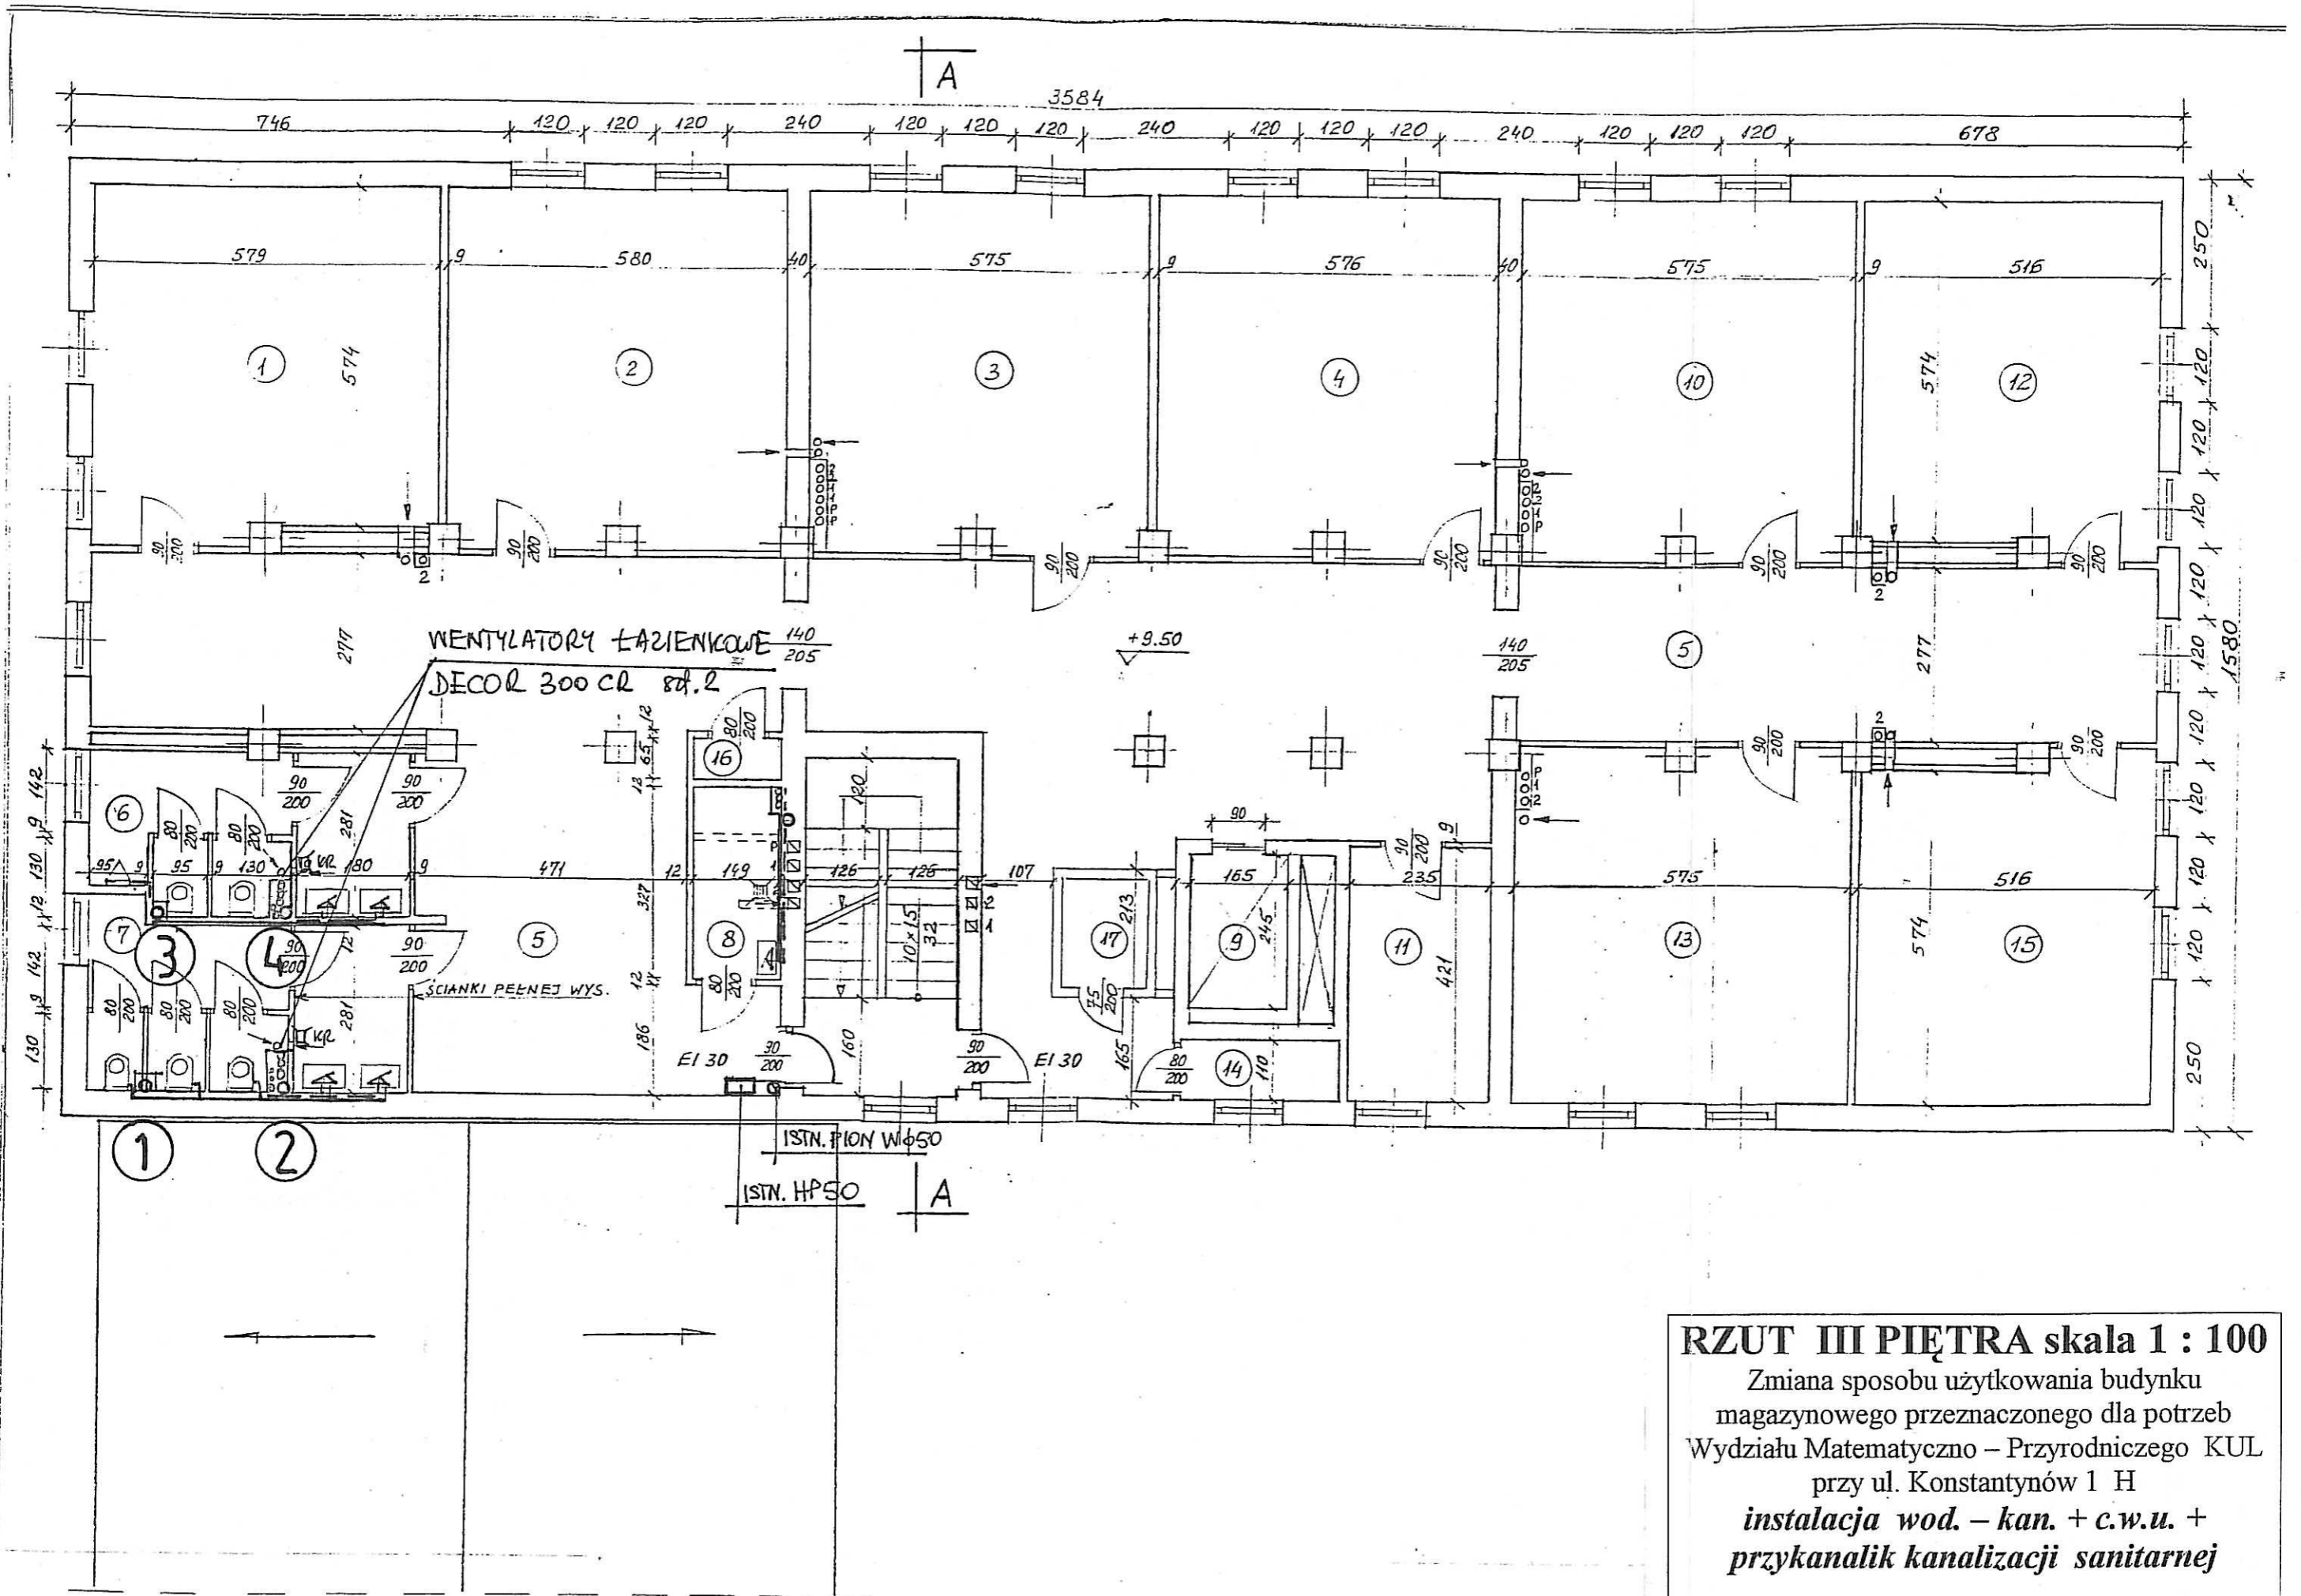


RZUT III PIĘTRA skala 1 : 100

Zmiana sposobu użytkowania budynku magazynowego przeznaczonego dla potrzeb Wydziału Matematyczno – Przyrodniczego KUL przy ul. Konstytucyjnej 1 H

instalacja wod. – kan. + c.w.u. + przykanalik kanalizacji sanitarnej

projektant	Imię i nazwisko	podpis	sierpień 2005 r.
branża sanitarna	inż. Antoni Tatar upr.bud.151/Lb/76 i 2864/Lb/94	<i>Antoni Tatar</i>	rys. 6

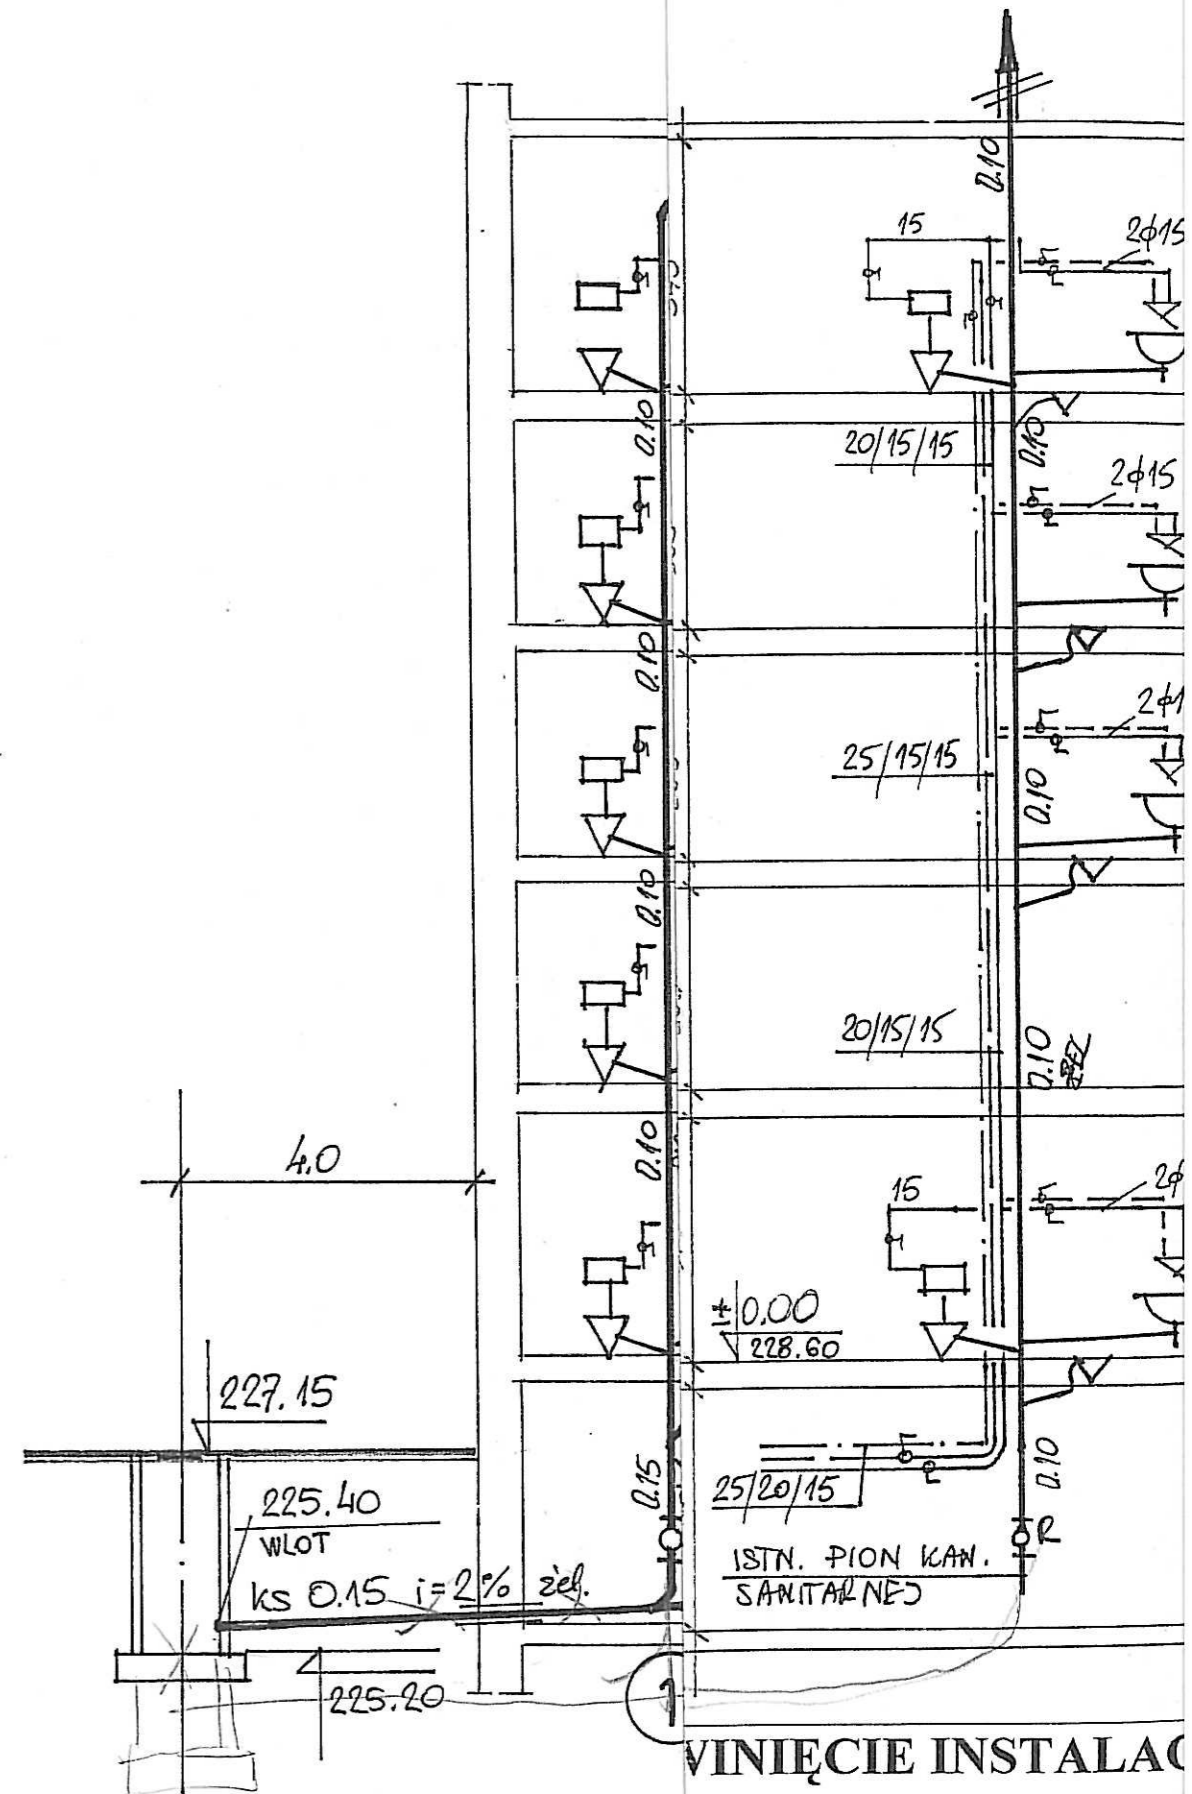

**WNIĘCIE INSTALAC
OD.- KAN. i C.W.U.**

na sposobu użytkowania budynku
nowego przeznaczonego dla potrzeb
Matematyczno - Przyrodniczego
przy ul. Konstantynów 1 H